




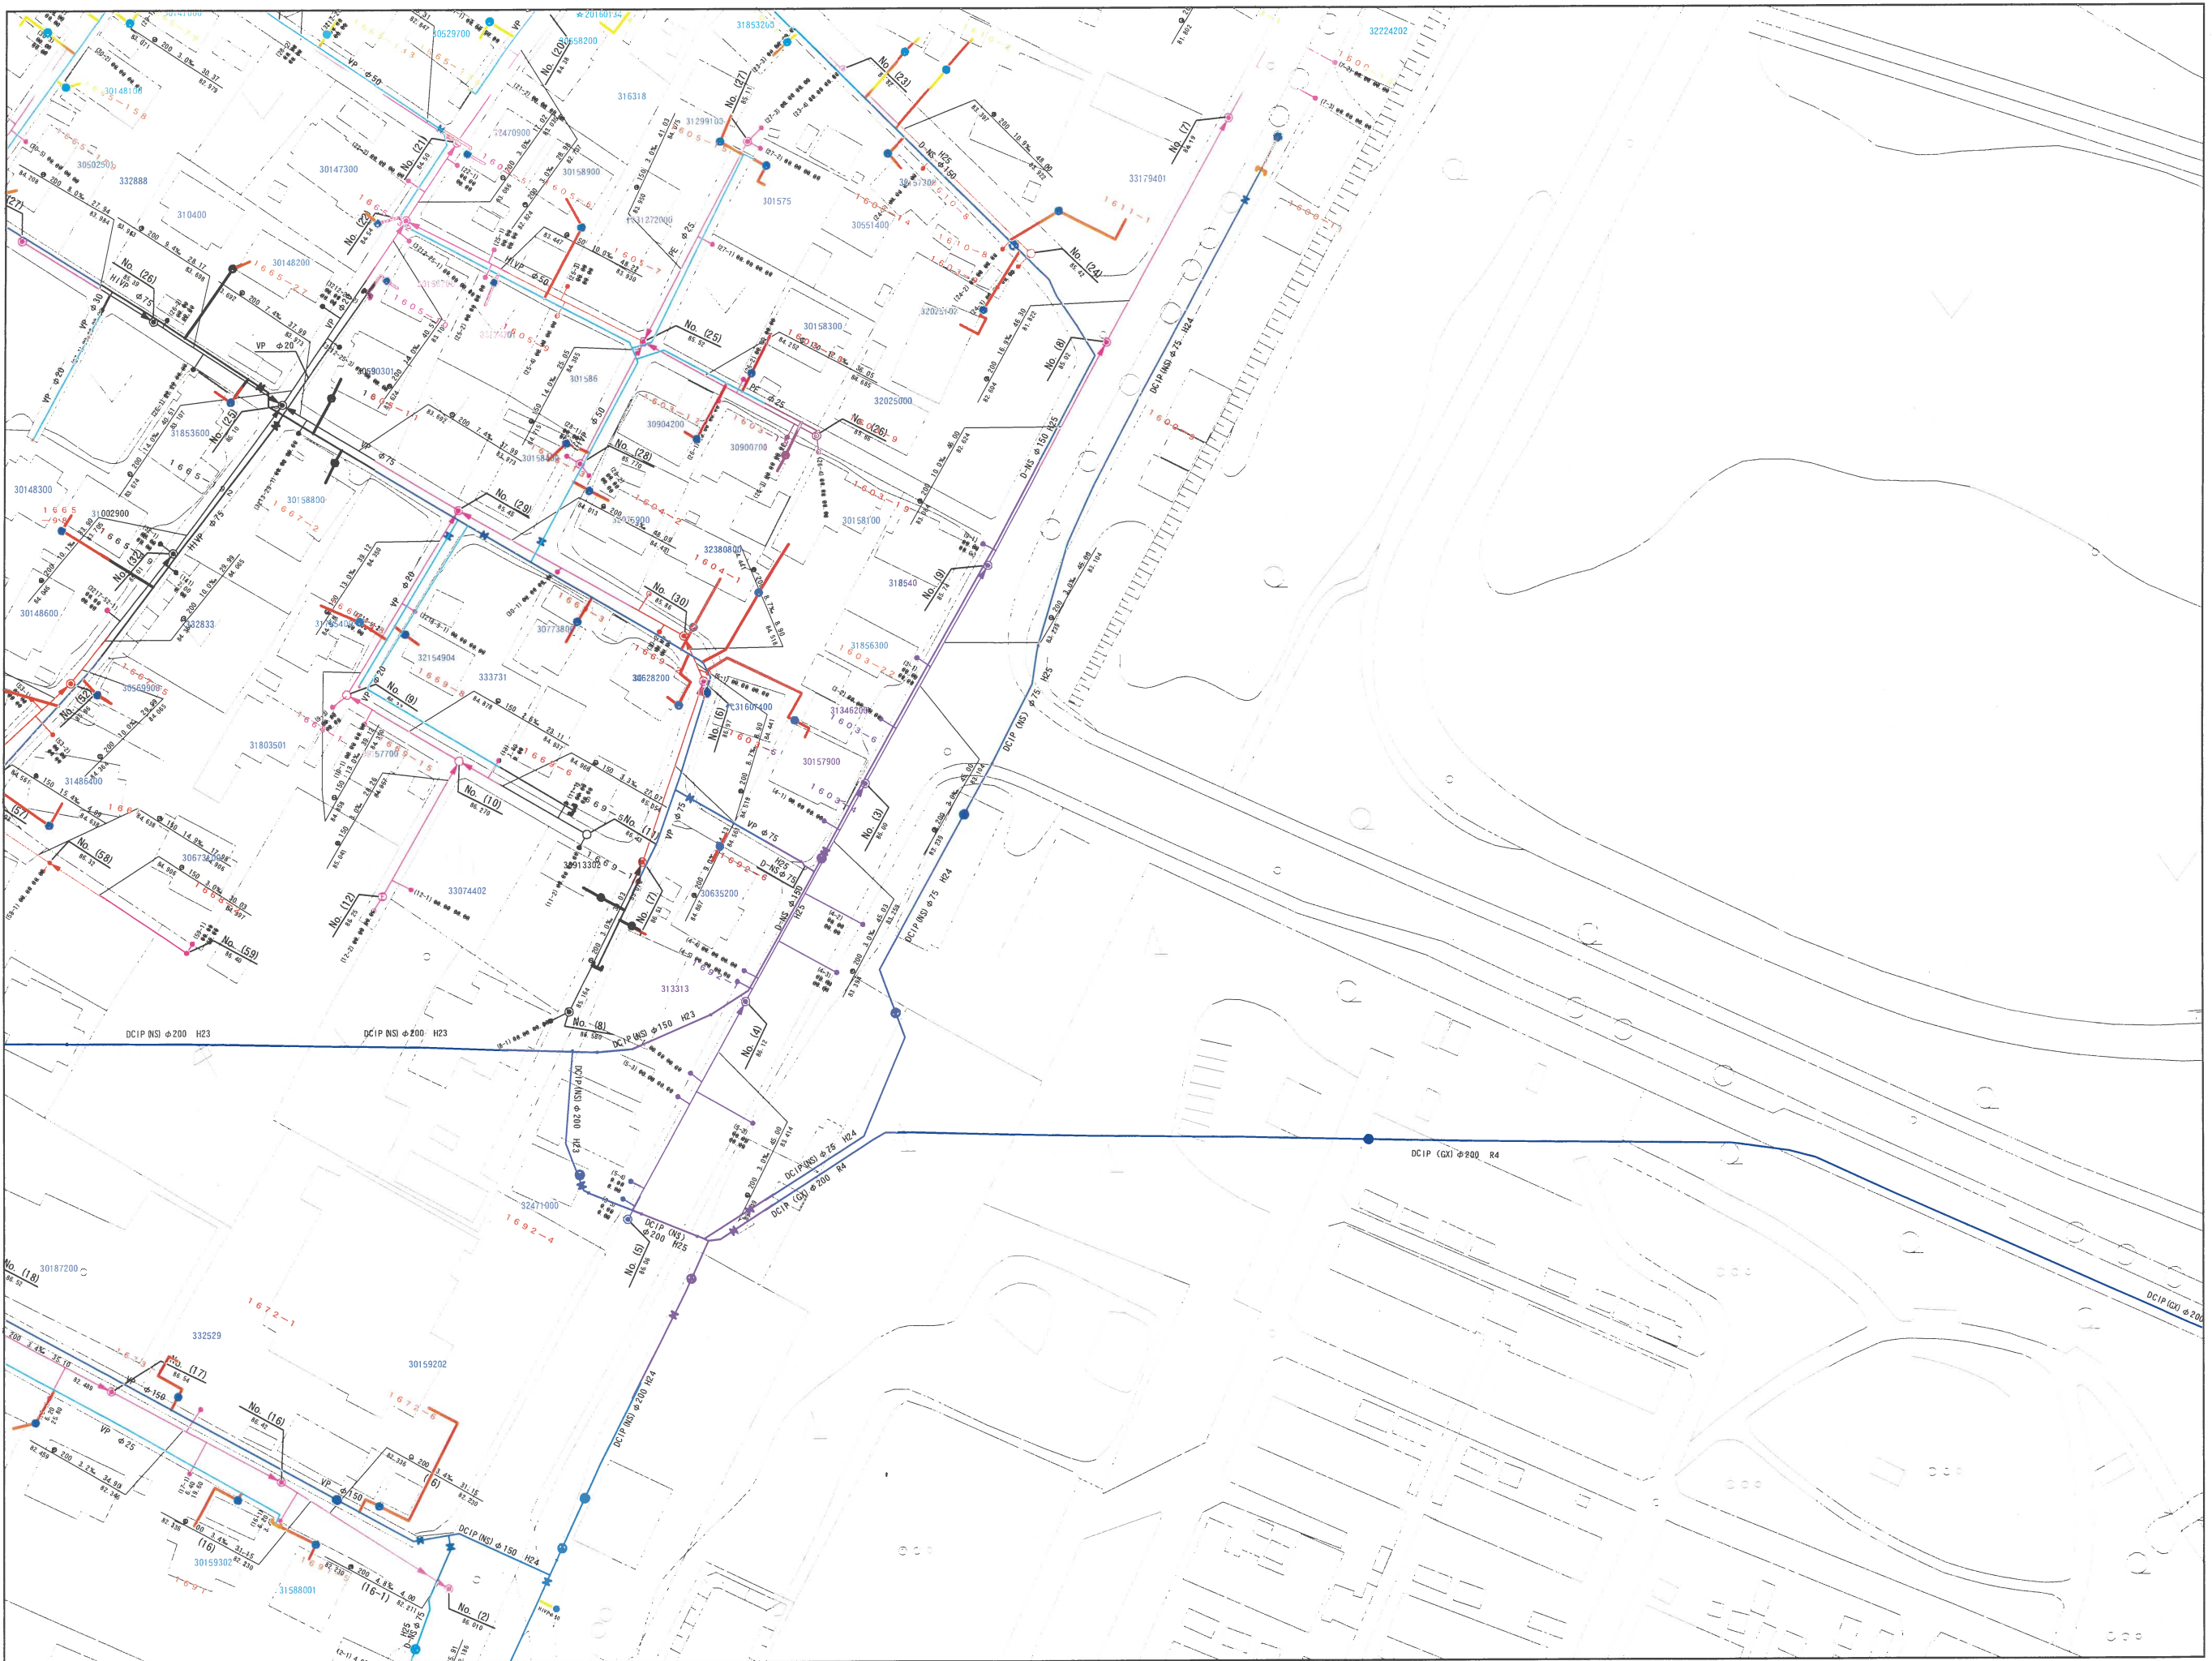

この図面は参考図です。必ず現地を確認して、異なる場合は現地の状況を優先して下さい。

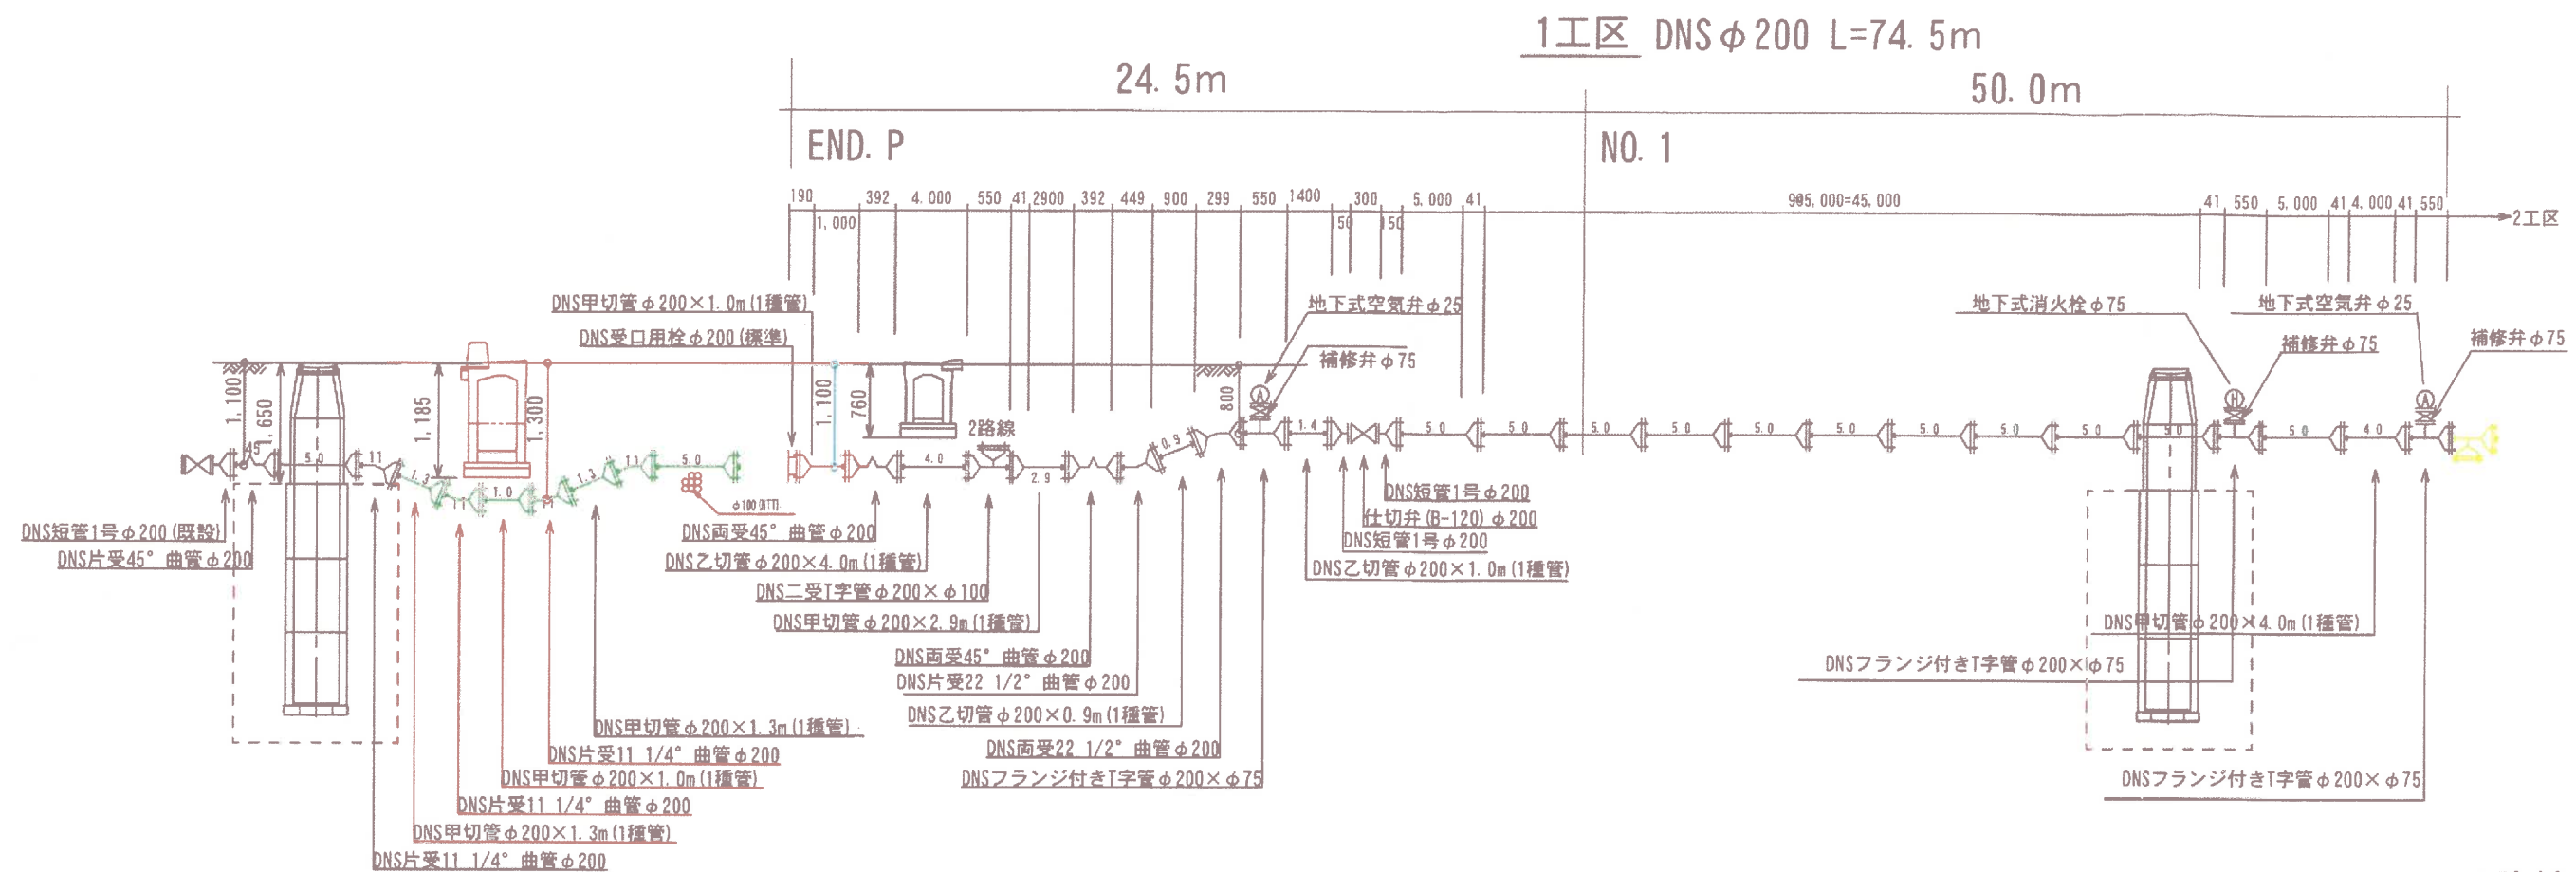


2路線 1工区

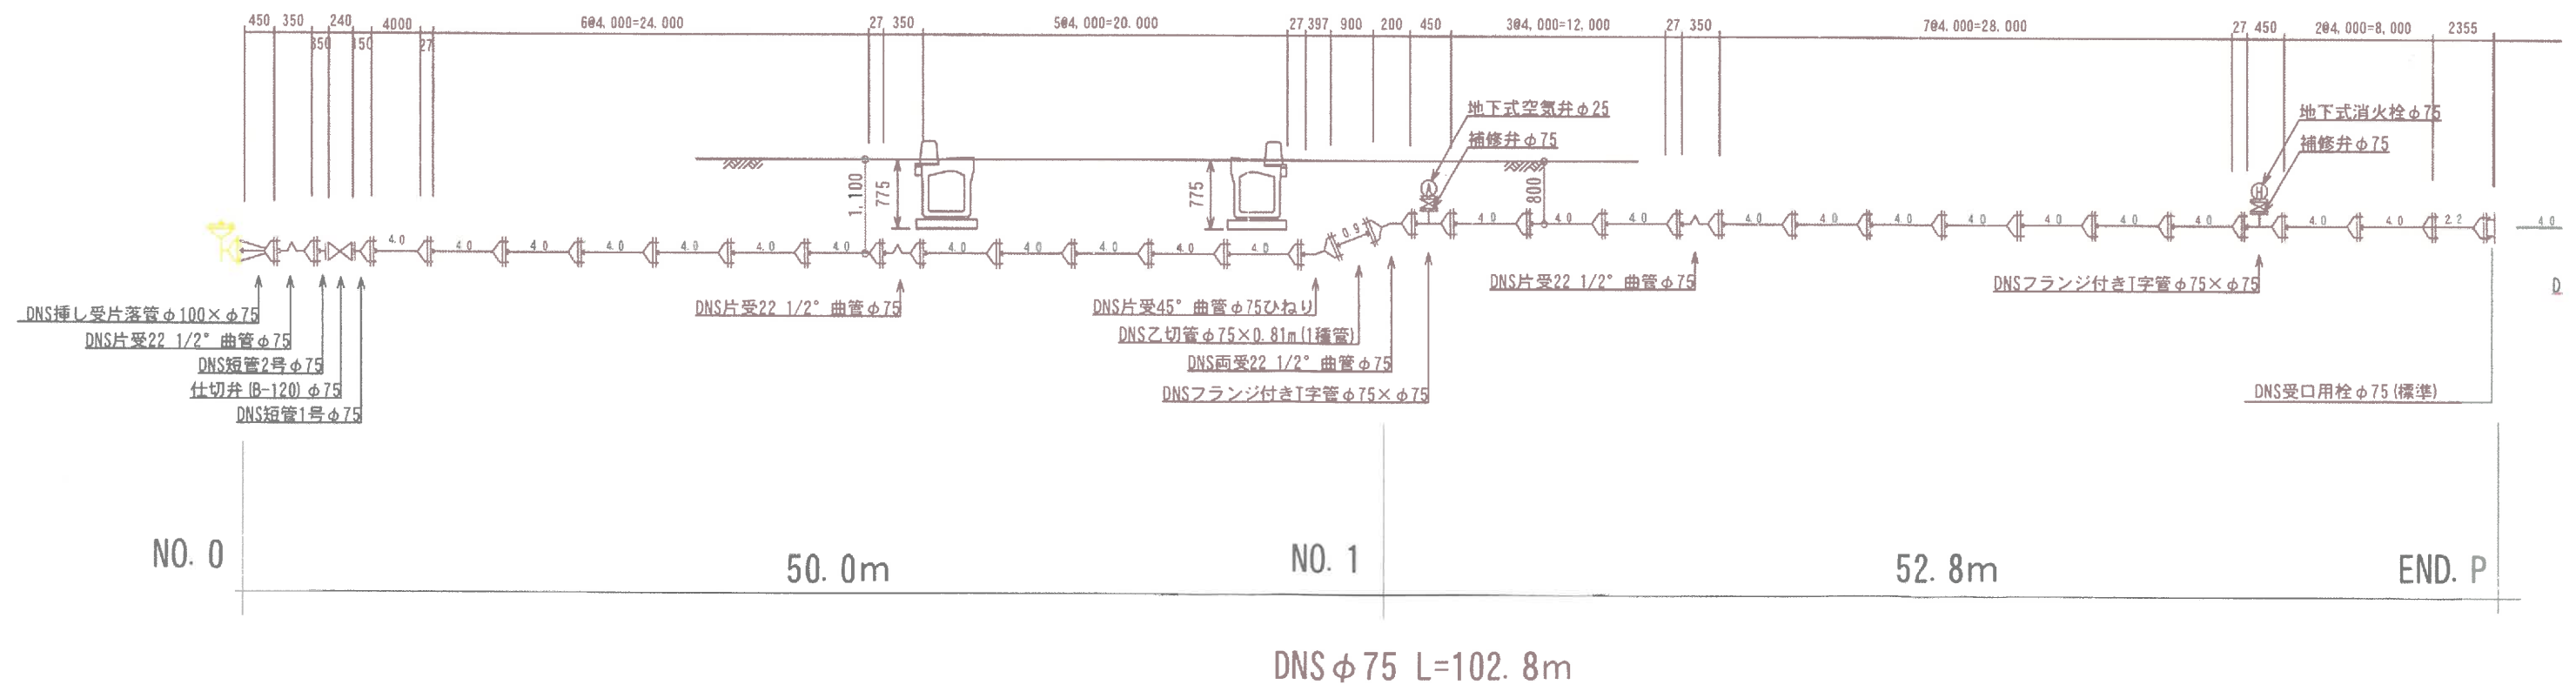


配水管布設平面図 1/500


- 1路線 D-NS φ150L=220.06m
- 2路線 D-NS φ75L=1.1m
- 3路線 D-NS φ75L=17.3m
- 4路線 D-NS φ200L=11.2m
- 5路線 D-NS φ75L=20.56m
- 6路線 HVP φ80 φ50L=90.11m
- 7路線 D-NS φ150L=5.79m

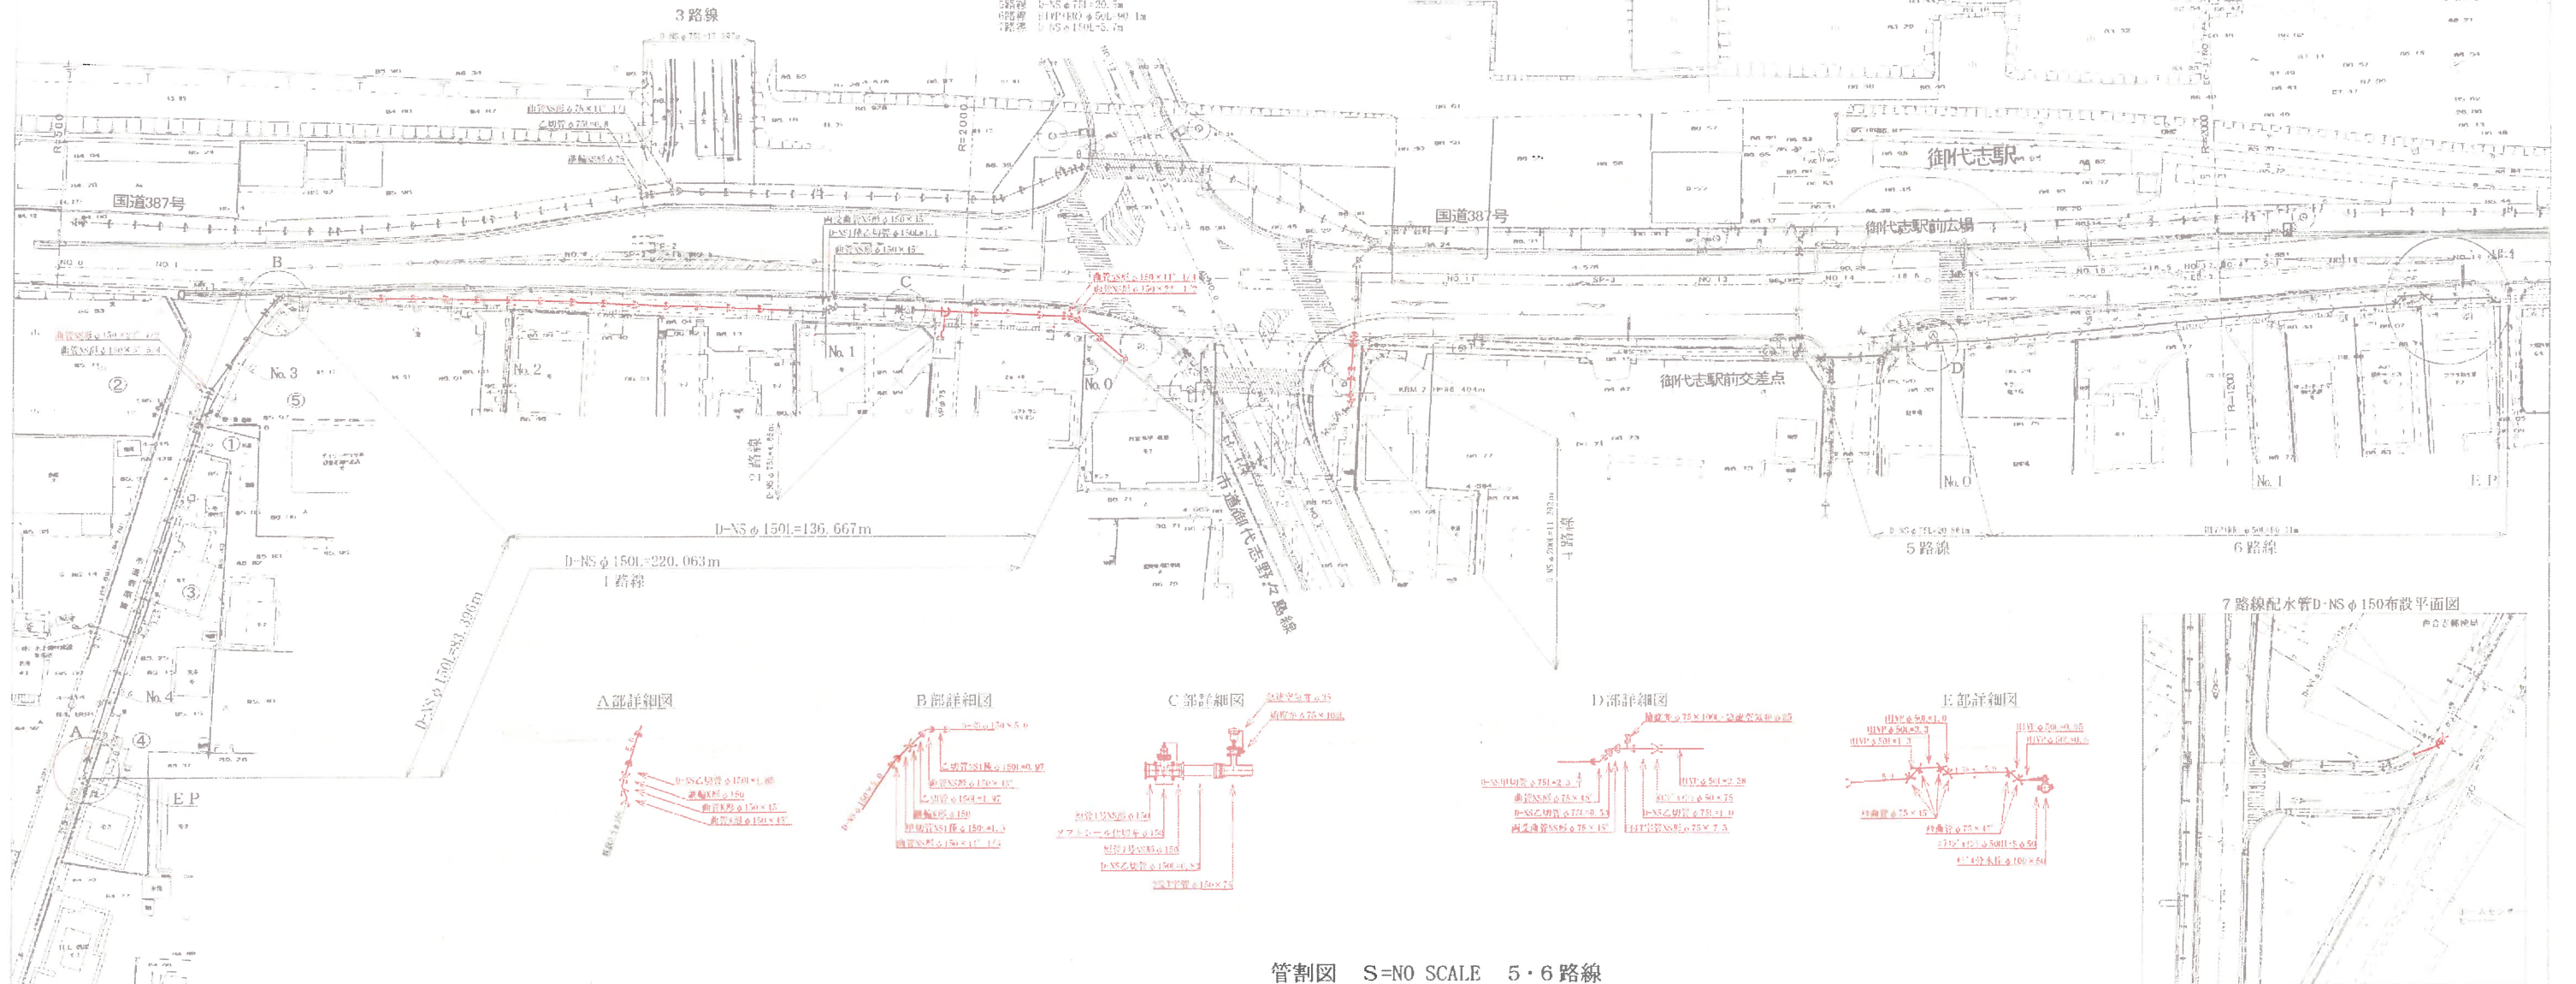


7路線配水管D-NS φ150布設平面図

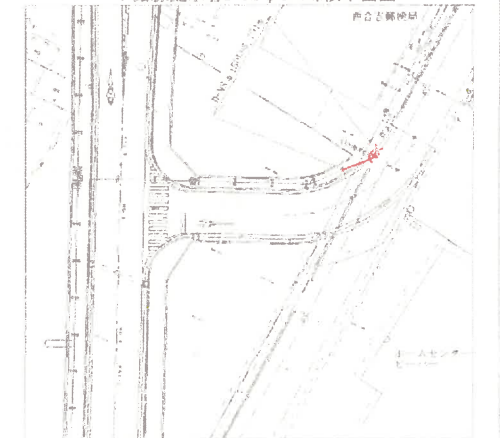


管割図 S=NO SCALE 5・6路線

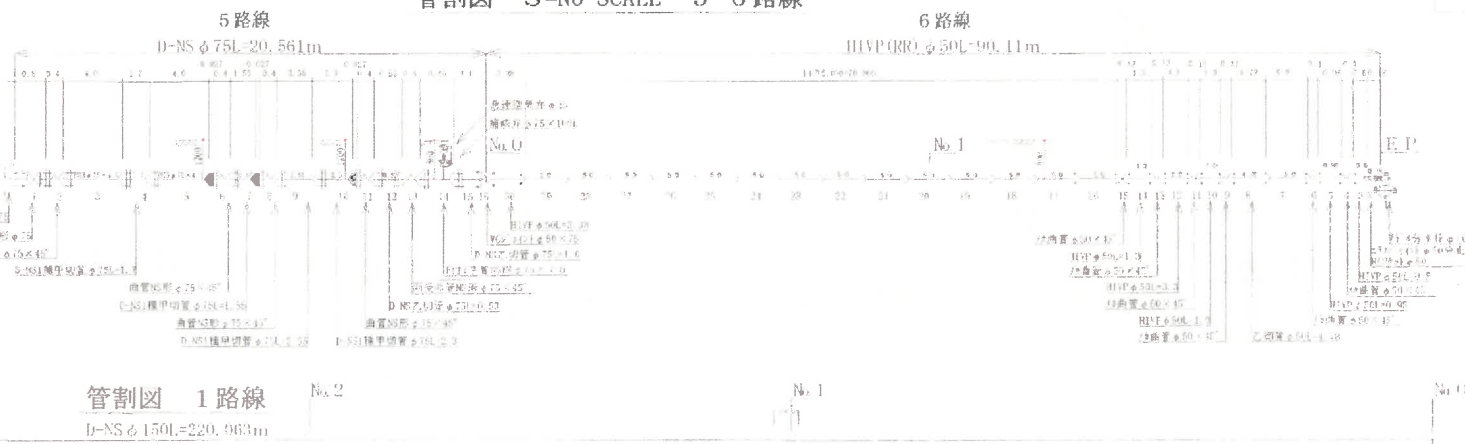


管割図 7路線

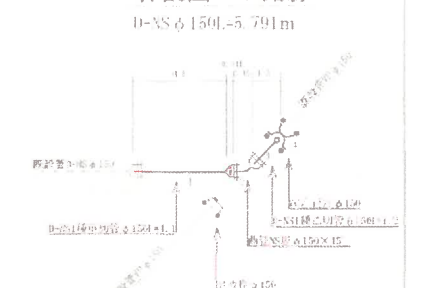

管割図 4路線

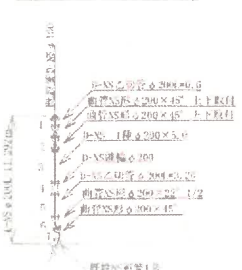

管割図 3路線

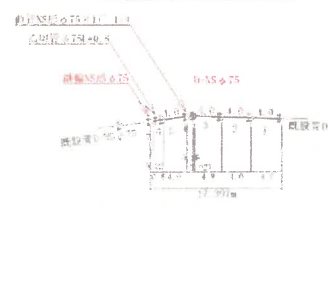


管割図 2路線





管割図 1路線

D-NS φ150L=220.063m

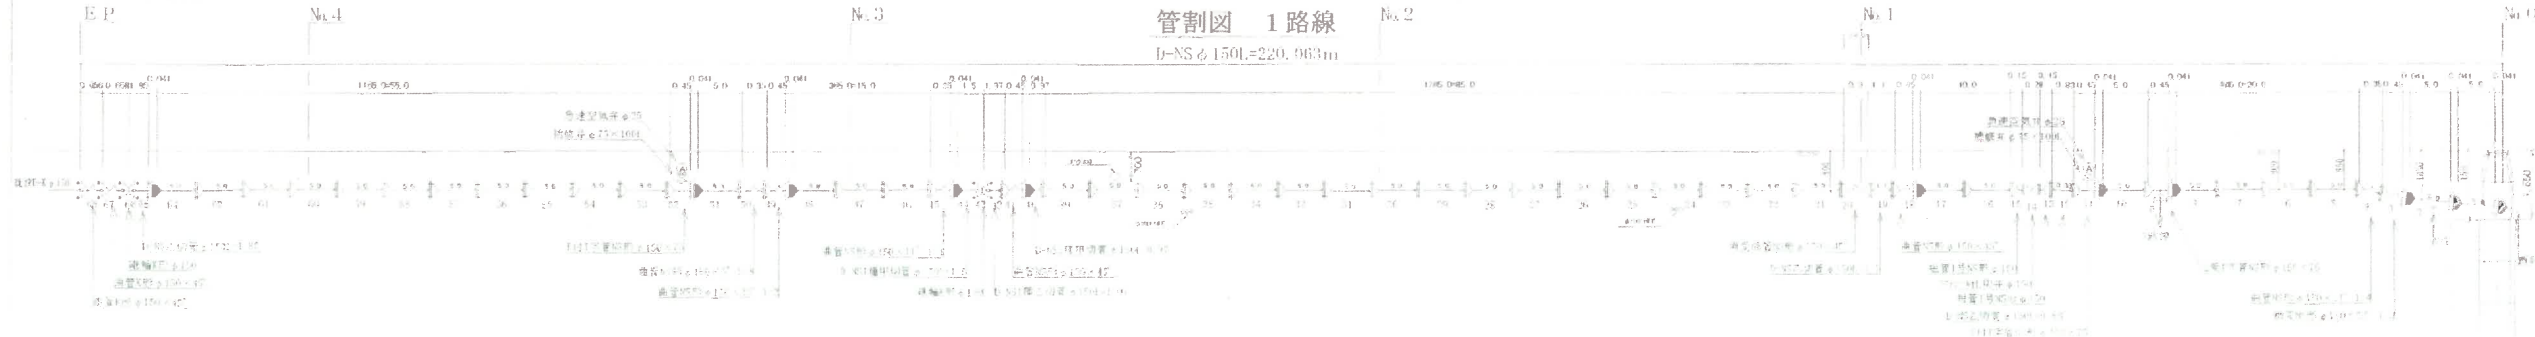

配管平面図出来形


S=1:250

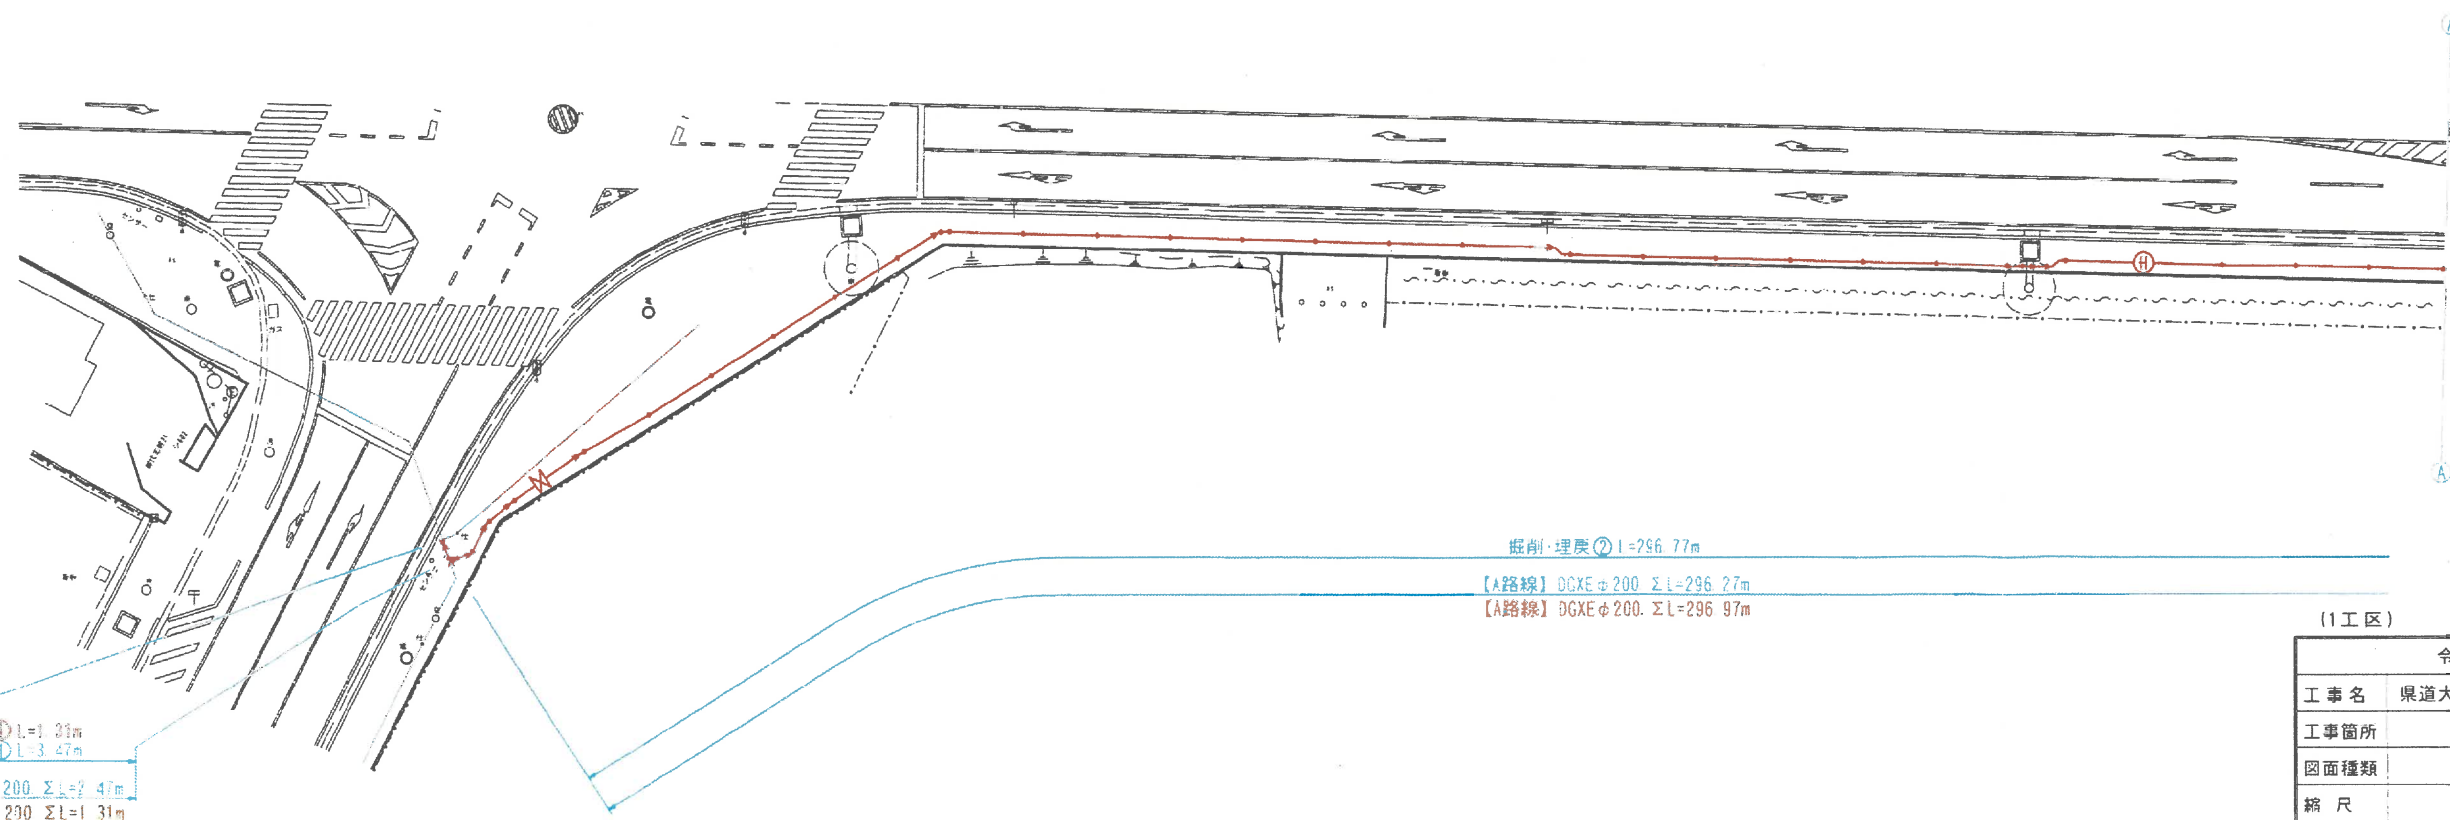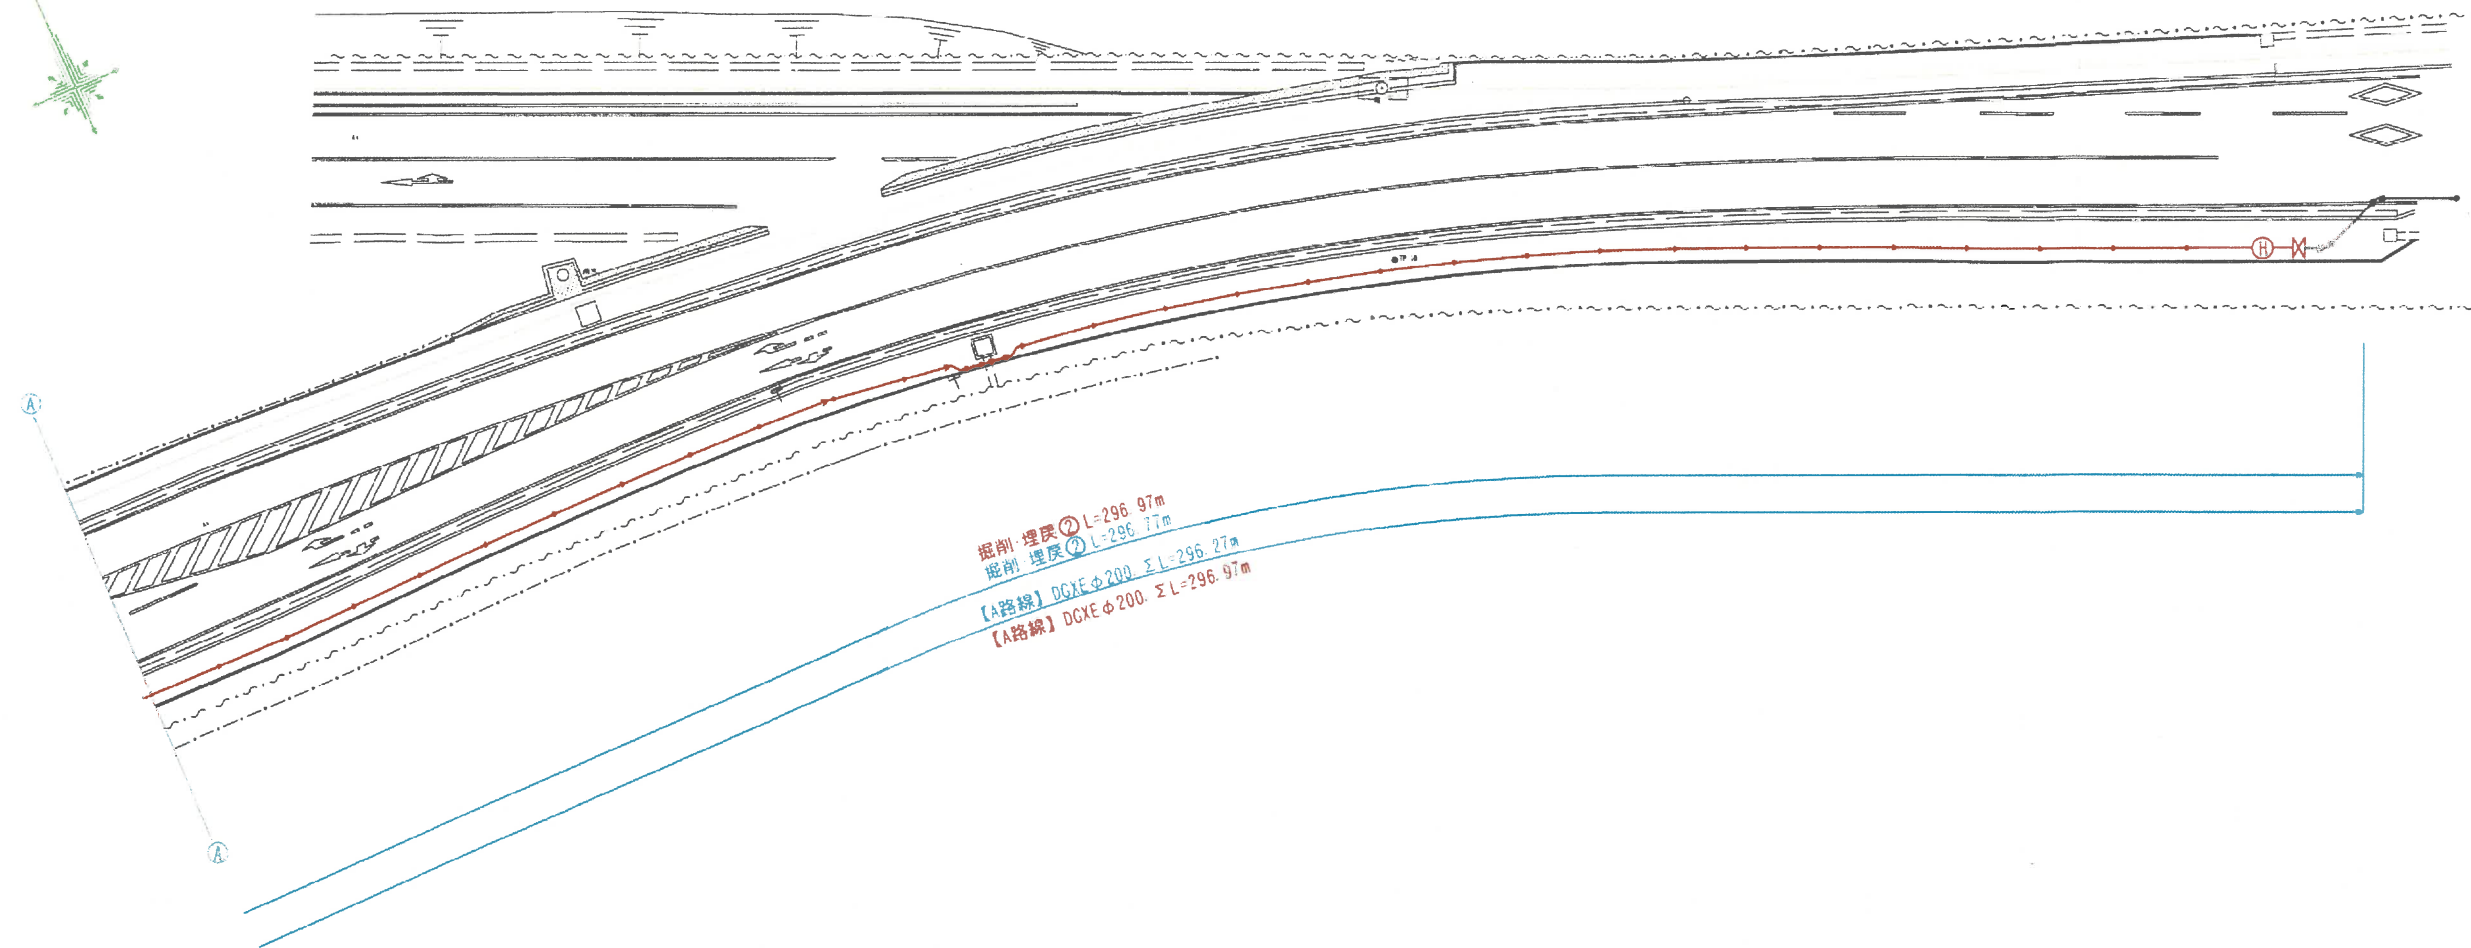


(1工区)

令和 年度	
工事名	県道大津西合志線配水管布設工事
工事箇所	合志市栄地内
図面種類	配管平面図
縮尺	S=1:250
図面番号	全 6 葉 第 1 号
現況図	
精査	設計 製図 機写

管 割 出 来 形 图

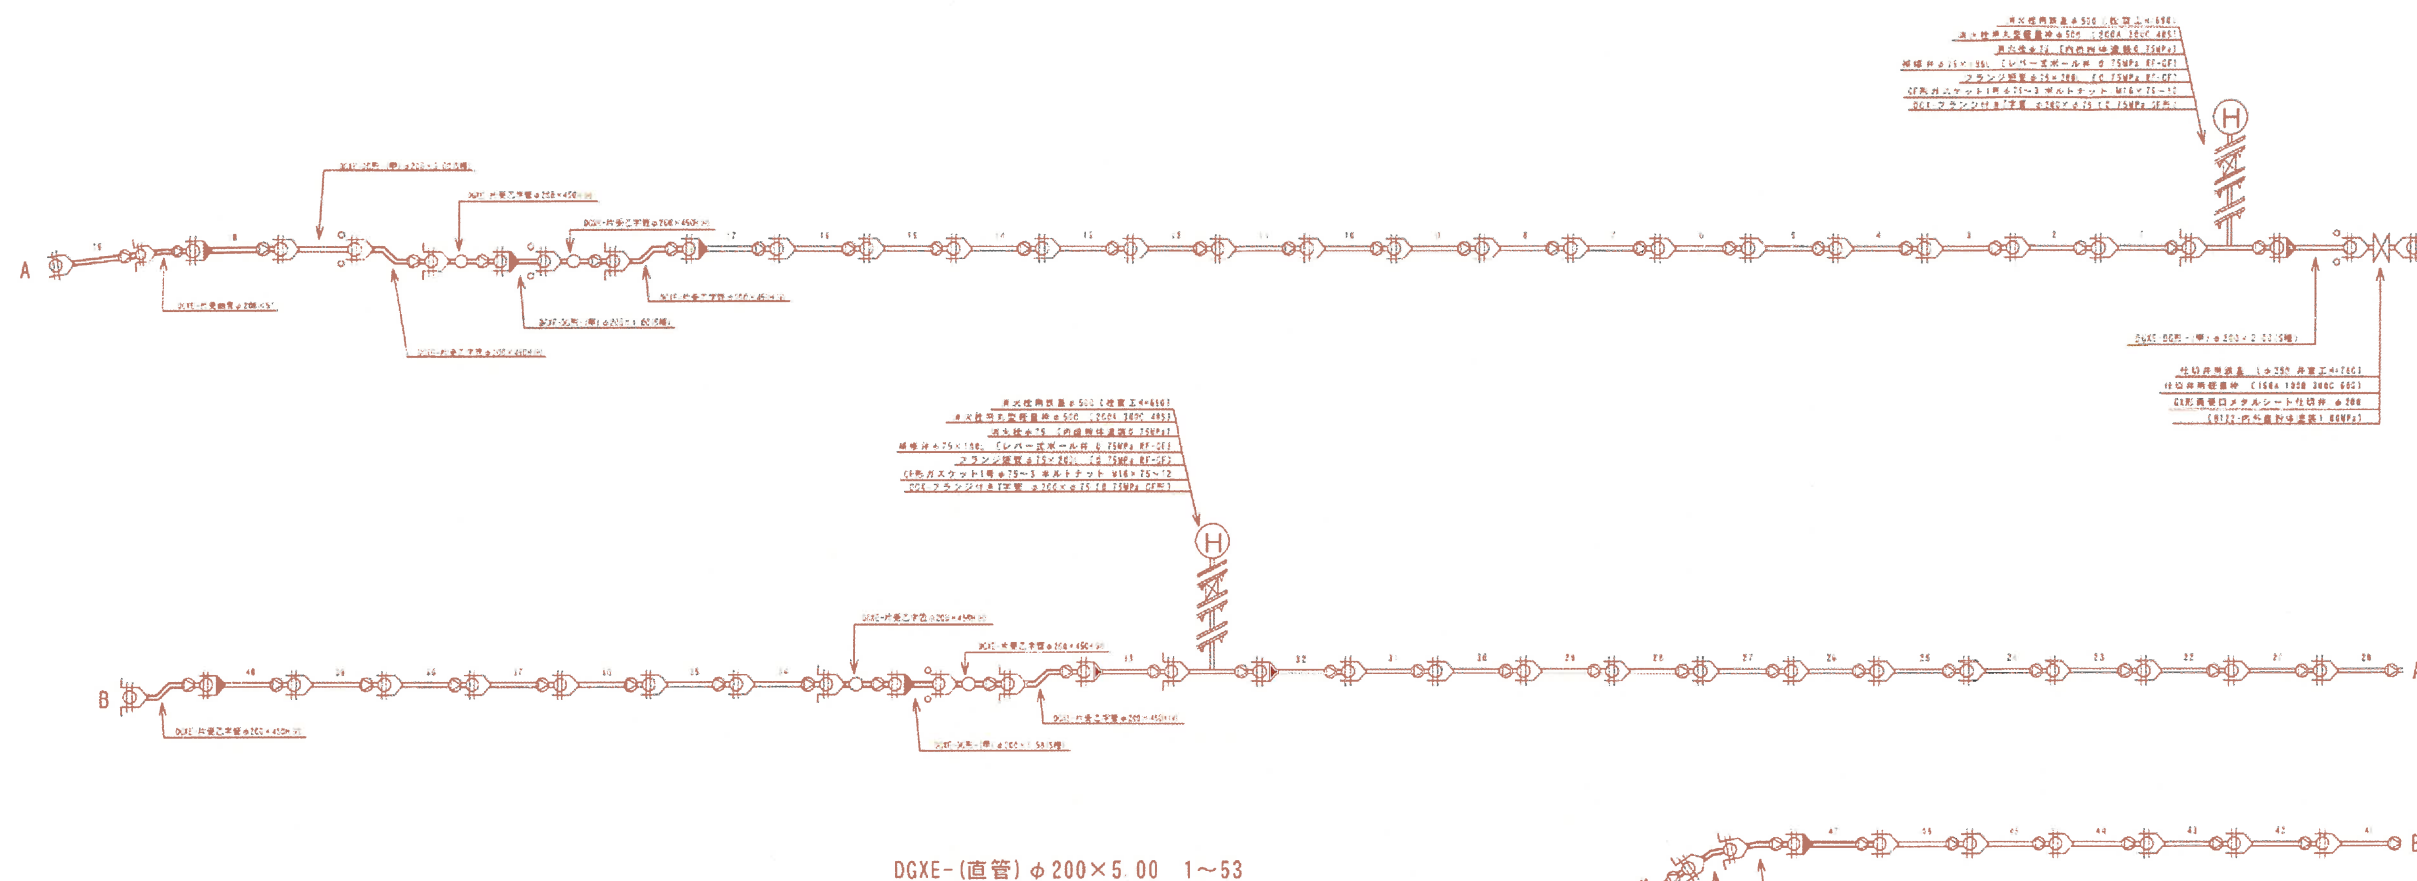

DGXE-(直管) $\phi 200 \times 5.00$ 1~53

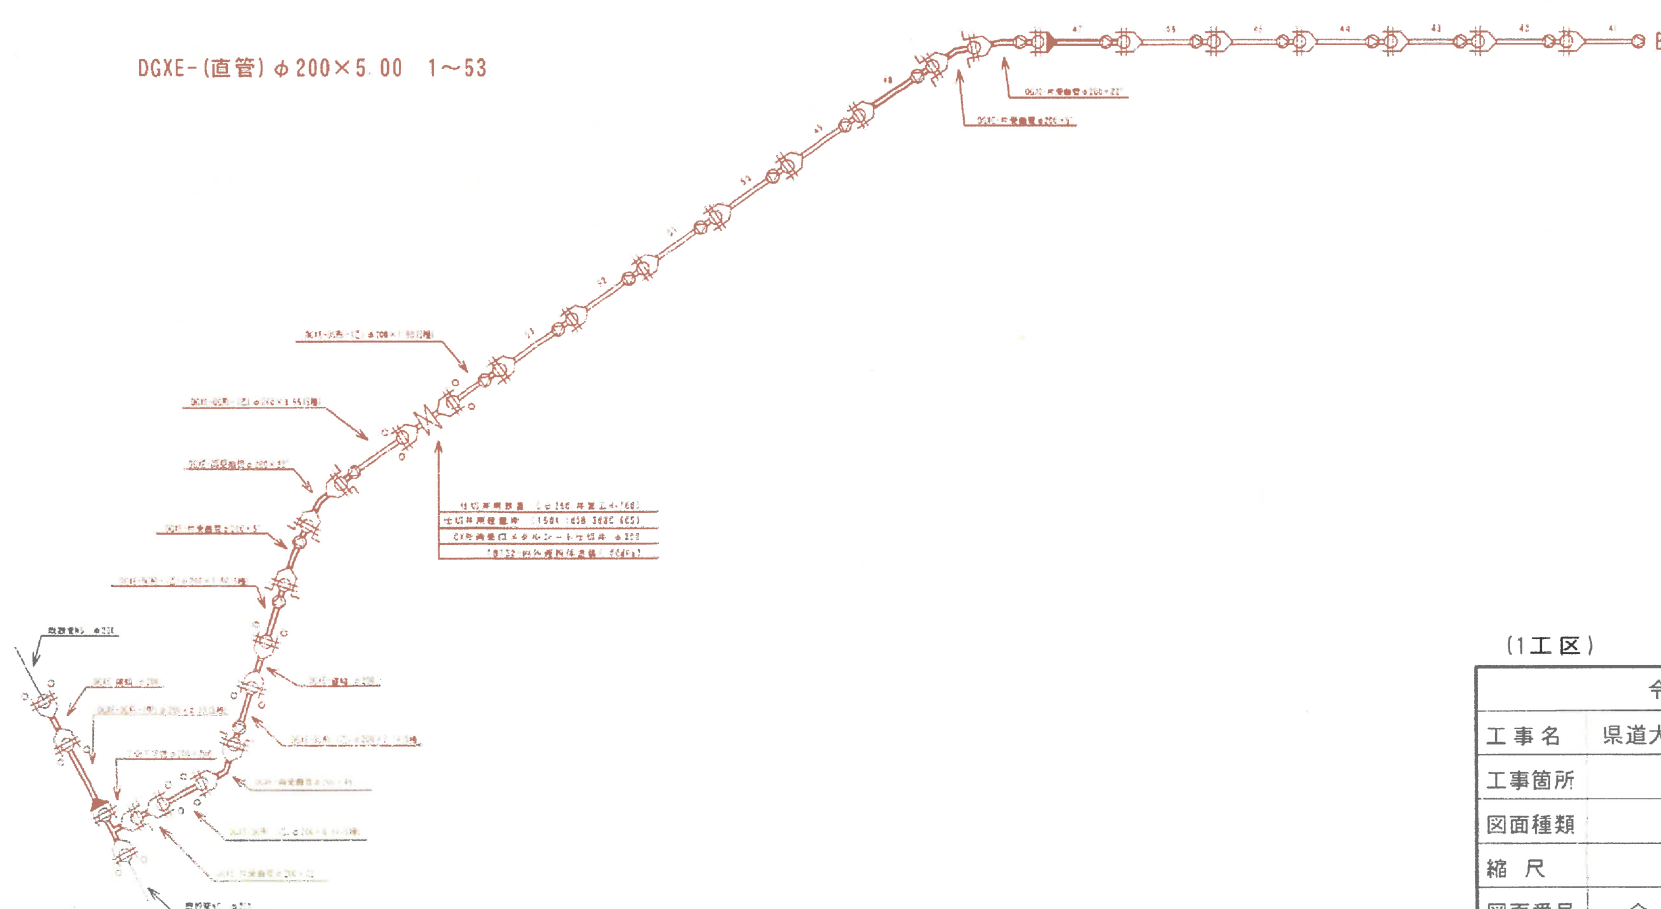

(1工区)

令和 年度			
工事名	県道大津西合志線配水管布設工事		
工事箇所	合志市栄地内		
図面種類	管 割 図		
縮 尺	S=Non Scale		
図面番号	全	6 葉	第 4 号
現 況 図			
精 査	設 計	製 図	謄 写