



MA 既設組立5号マンホール構造図

S=1:30


平面図

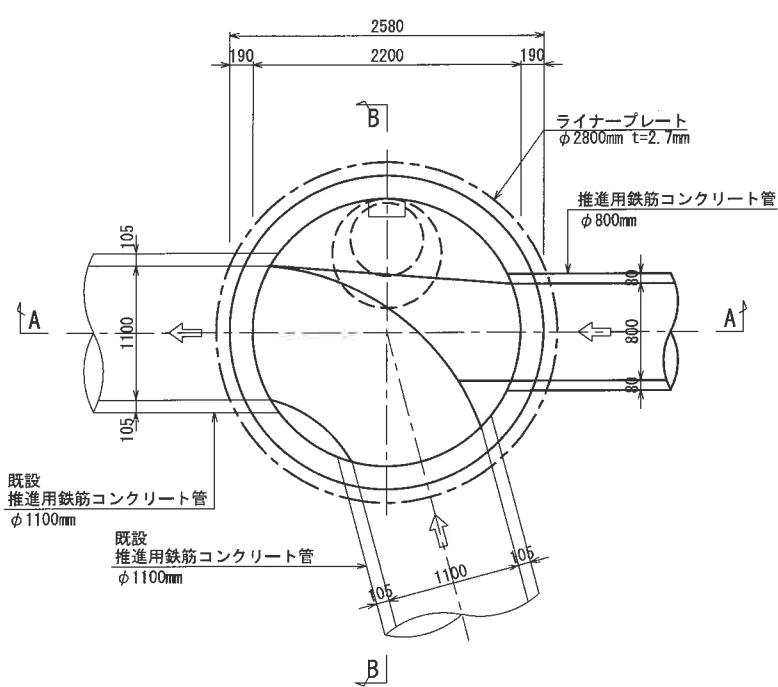

A-A 断面図

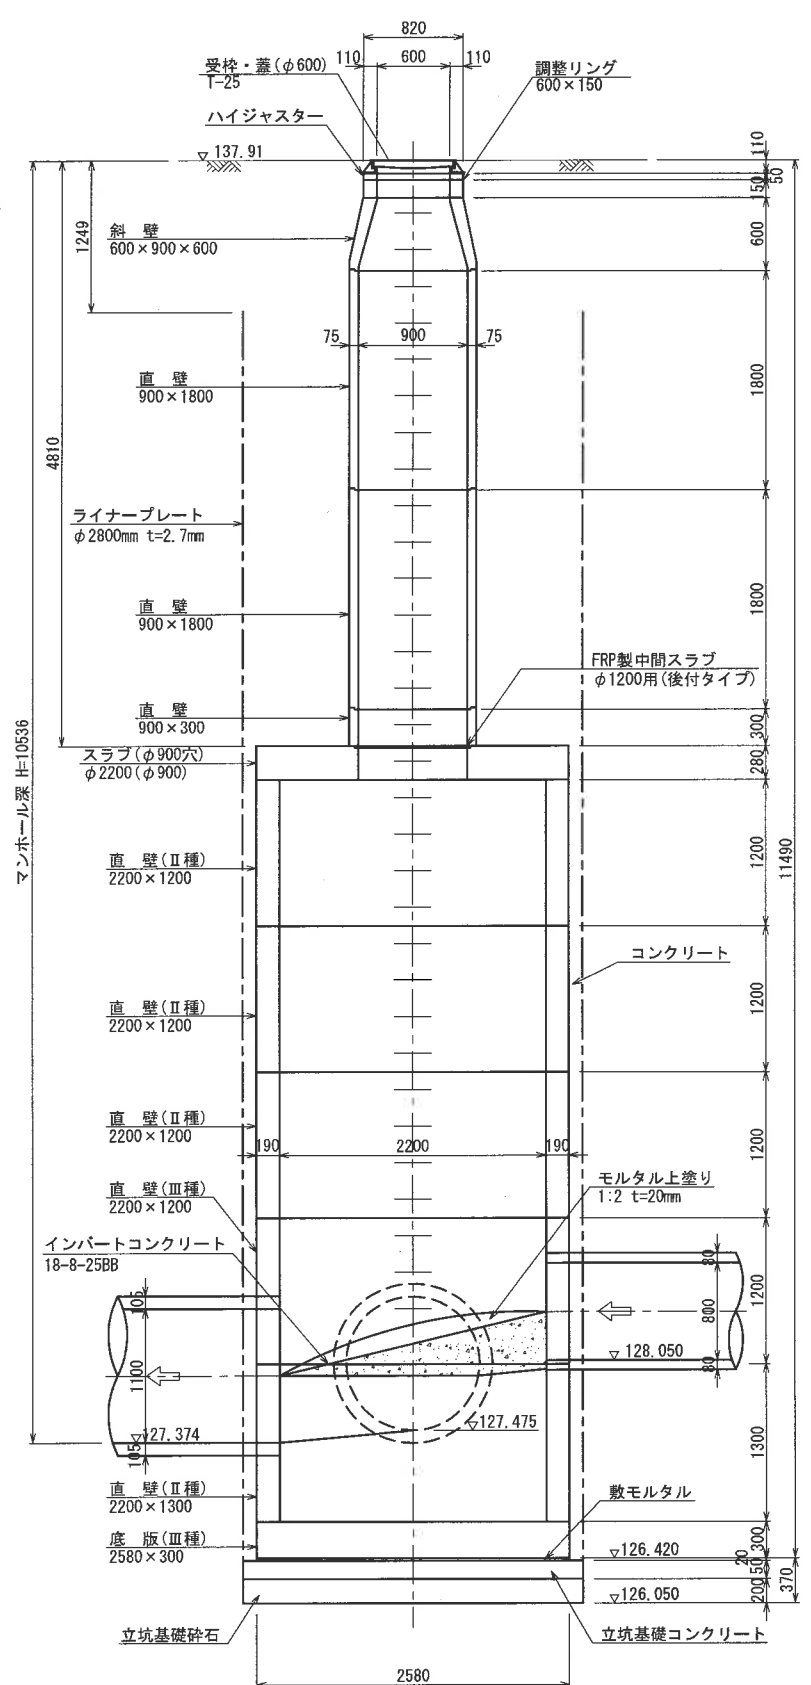

B-B 断面図

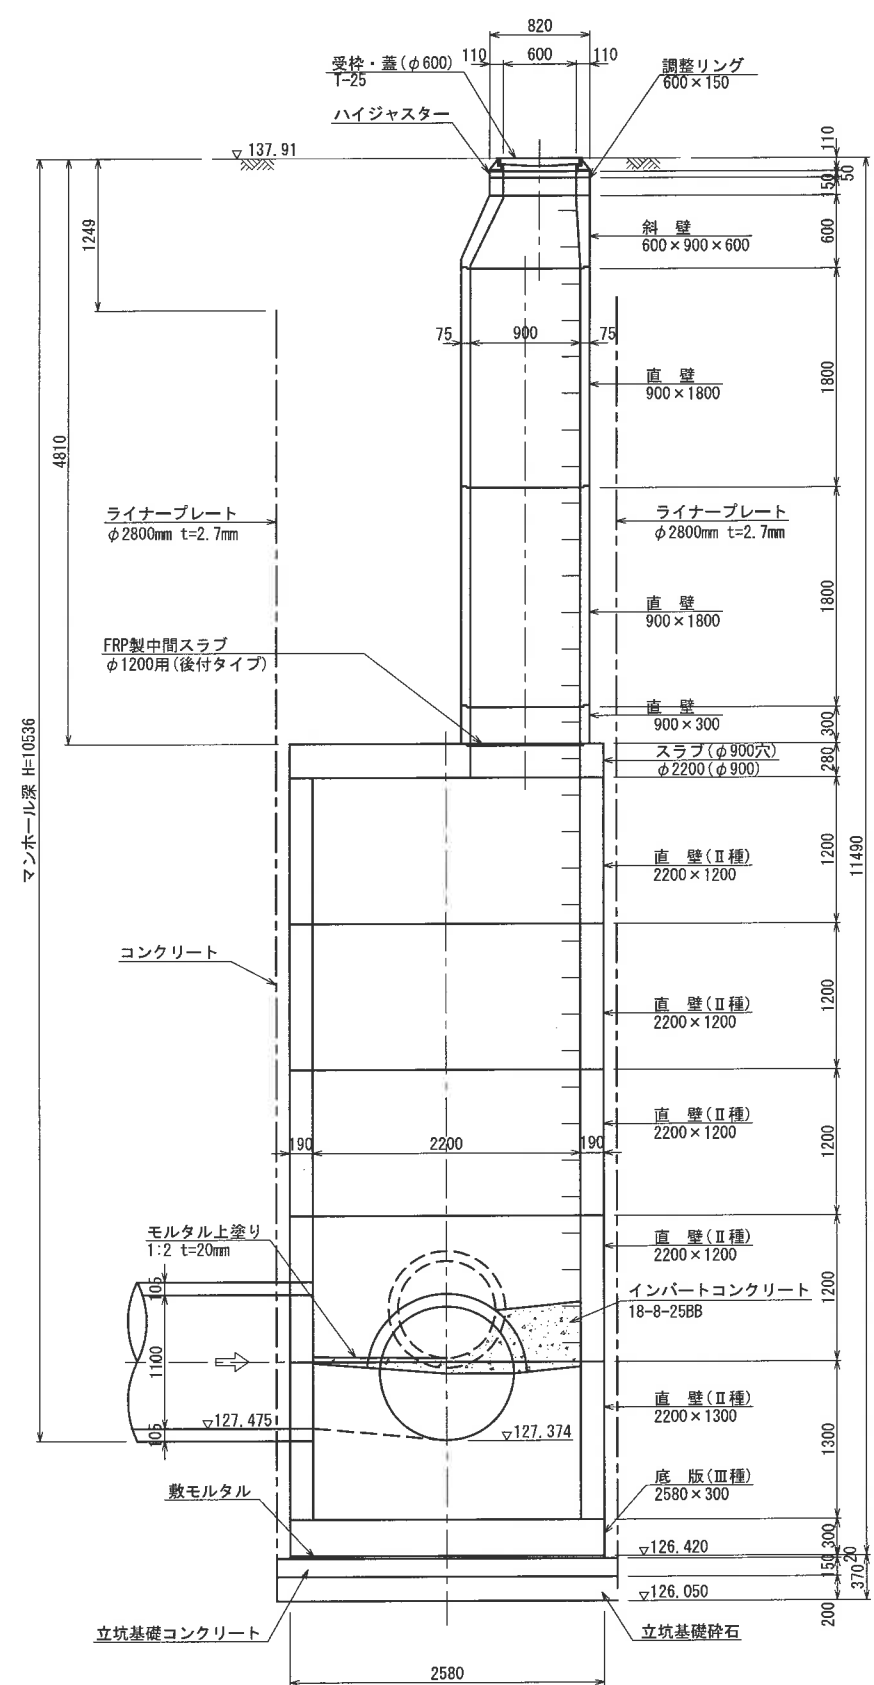


|       |                       |
|-------|-----------------------|
| 業務名   | セミコンテクノ污水管渠築造実施設計業務委託 |
| 路線名   | —                     |
| 委託場所  | 熊本県 合志市 竹迫 地内         |
| 図面種類  | MA 既設組立5号マンホール構造図     |
| 縮尺    | A1版 S=1:30 A3版 S=1:60 |
| 図面    | 全 葉 第 号               |
| 現況図   | —                     |
| 発注機関名 | 合志市 水道局 下水道課          |


M1 組立3号マンホール構造図

S=1:30


平面図

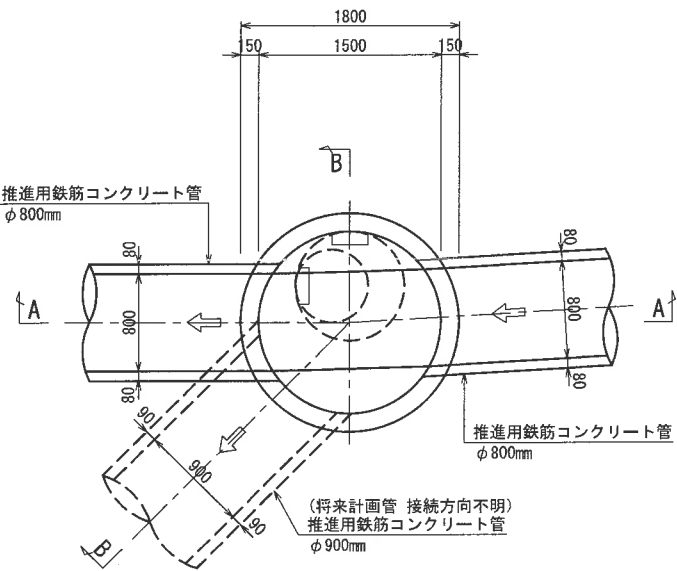

A-A 断面図

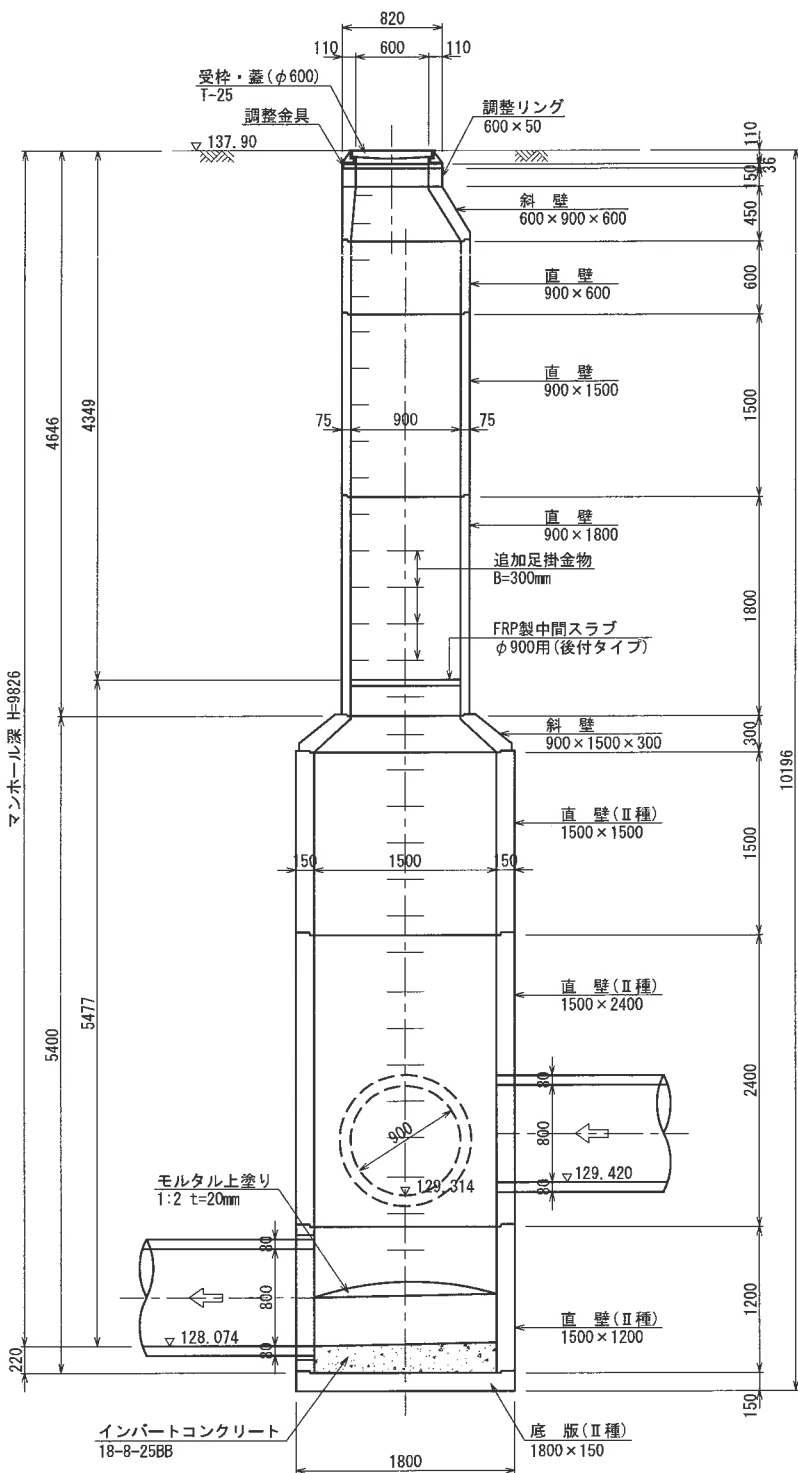

B-B 断面図

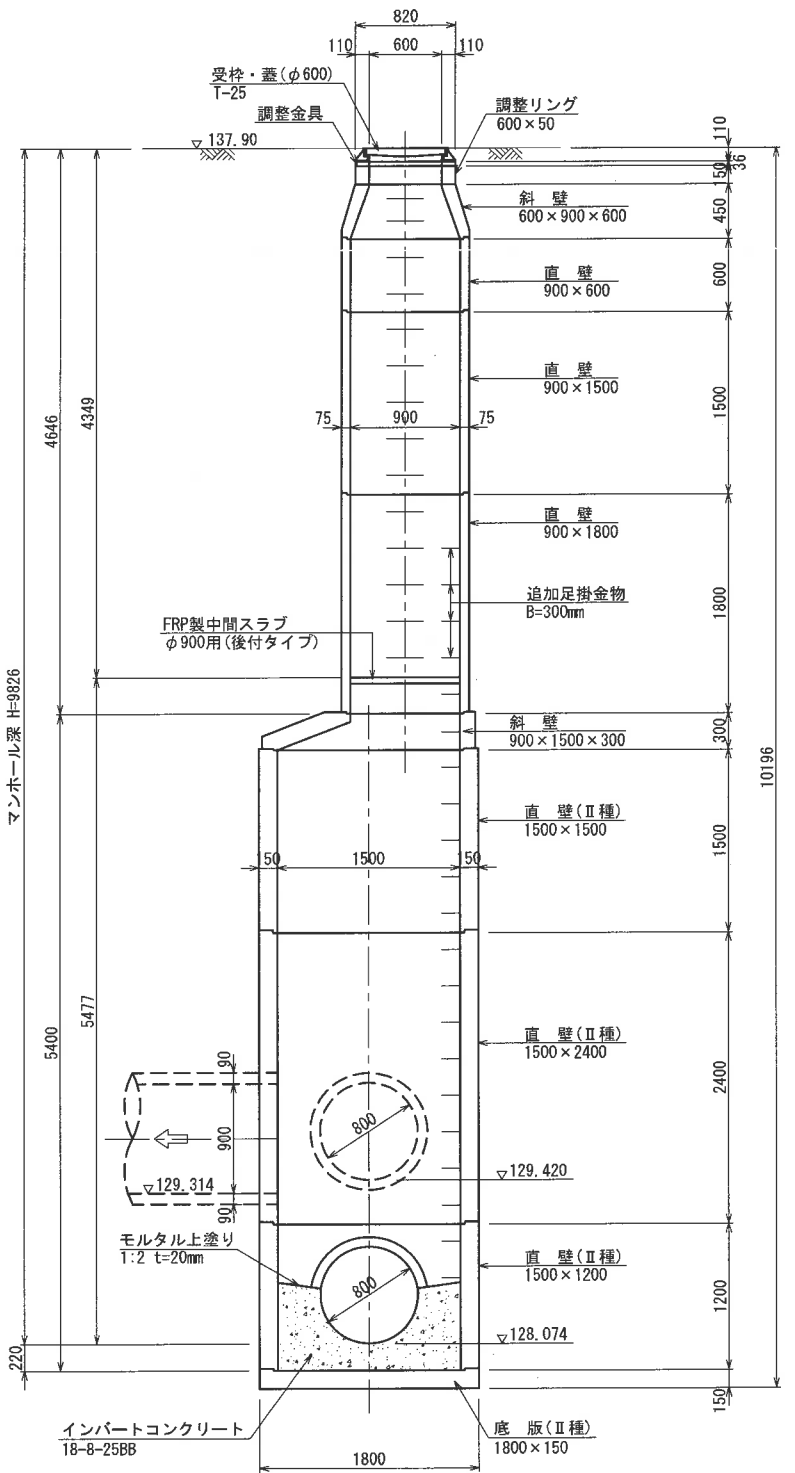


|       |                       |
|-------|-----------------------|
| 業務名   | セミコンテクノ汚水管渠築造実施設計業務委託 |
| 路線名   | —                     |
| 委託場所  | 熊本県 合志市 竹迫 地内         |
| 図面種類  | MA 既設組立3号マンホール構造図     |
| 縮尺    | A1版 S=1:30 A3版 S=1:60 |
| 図面    | 全 業 第 号               |
| 現況図   | —                     |
| 発注機関名 | 合志市 水道局 下水道課          |


M2 組立2号マンホール構造図

S=1:30


平面図

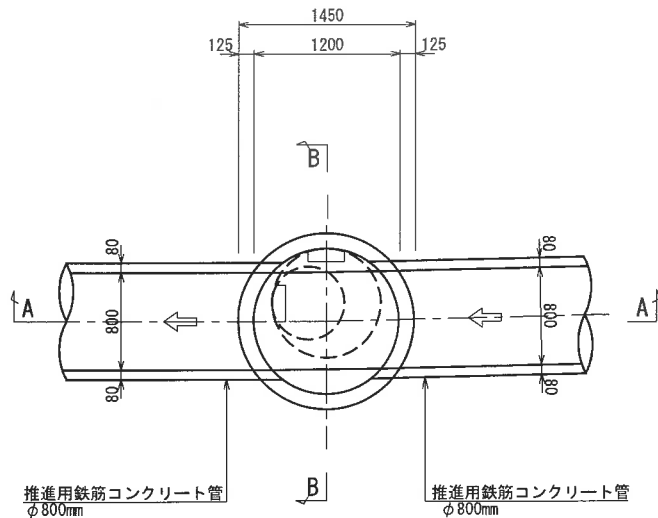

A-A 断面図

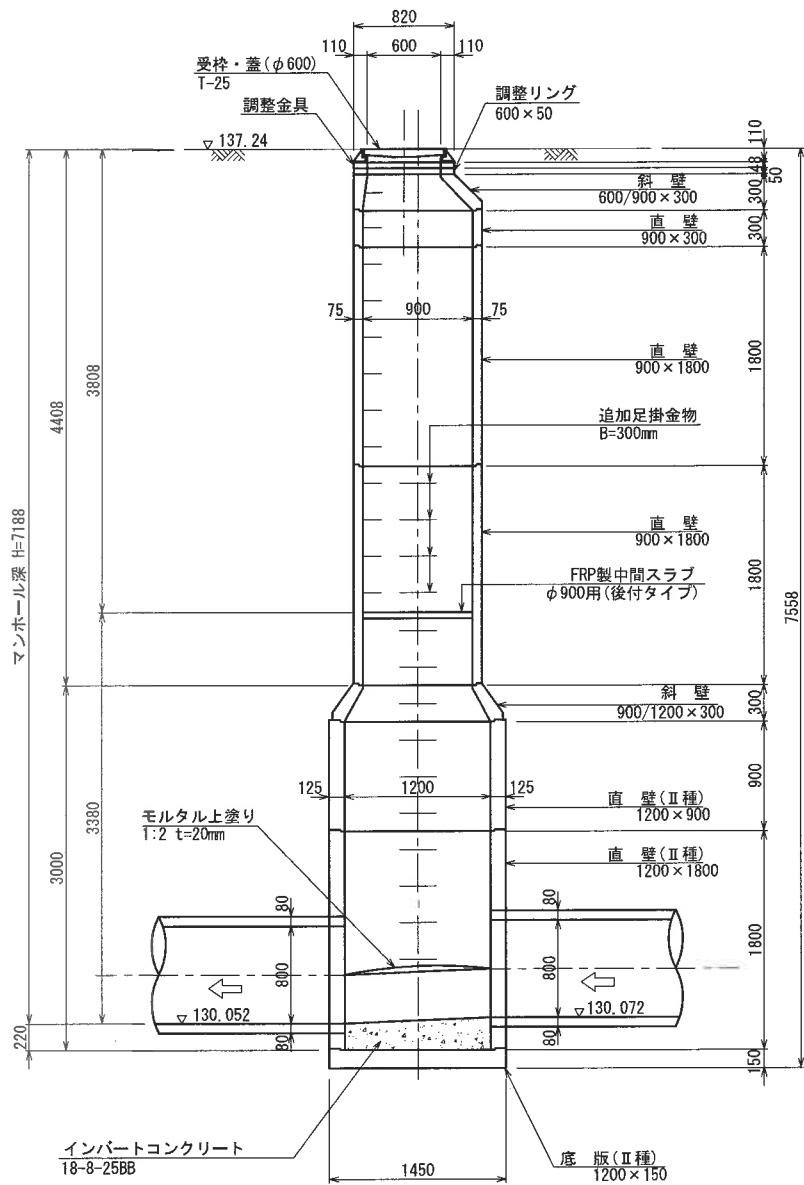

B-B 断面図

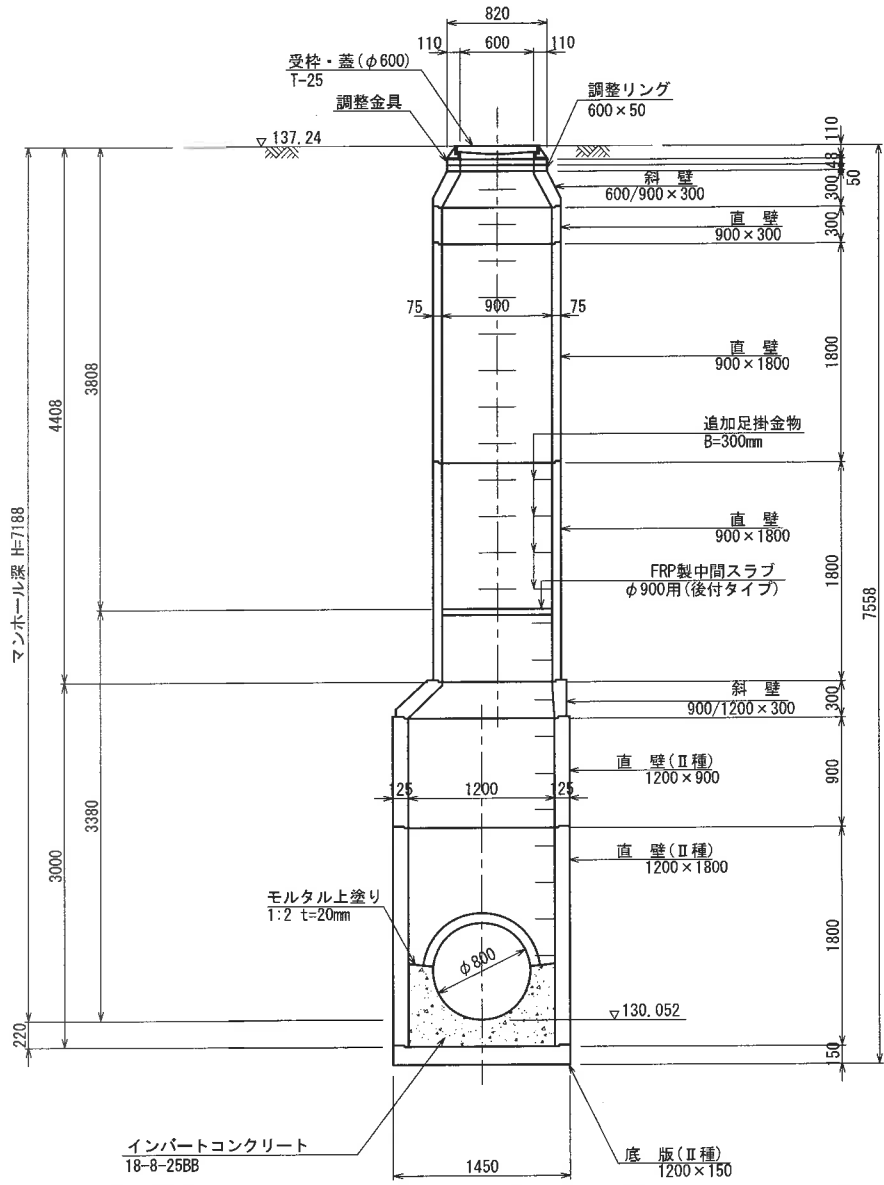


|       |                       |
|-------|-----------------------|
| 業務名   | セミコンテクノ污水管渠築造実施設計業務委託 |
| 路線名   | —                     |
| 委託場所  | 熊本県 合志市 竹迫 地内         |
| 図面種類  | MA 既設組立5号マンホール構造図     |
| 縮尺    | A1版 S=1:30 A3版 S=1:60 |
| 図面    | 全 葉 第 号               |
| 現況図   | —                     |
| 発注機関名 | 合志市 水道局 下水道課          |


M3 組立2号マンホール構造図

S=1:30


平面図

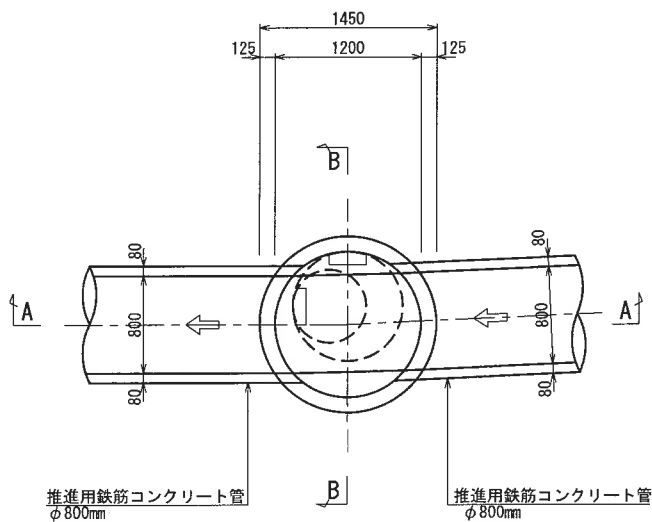

A-A 断面図

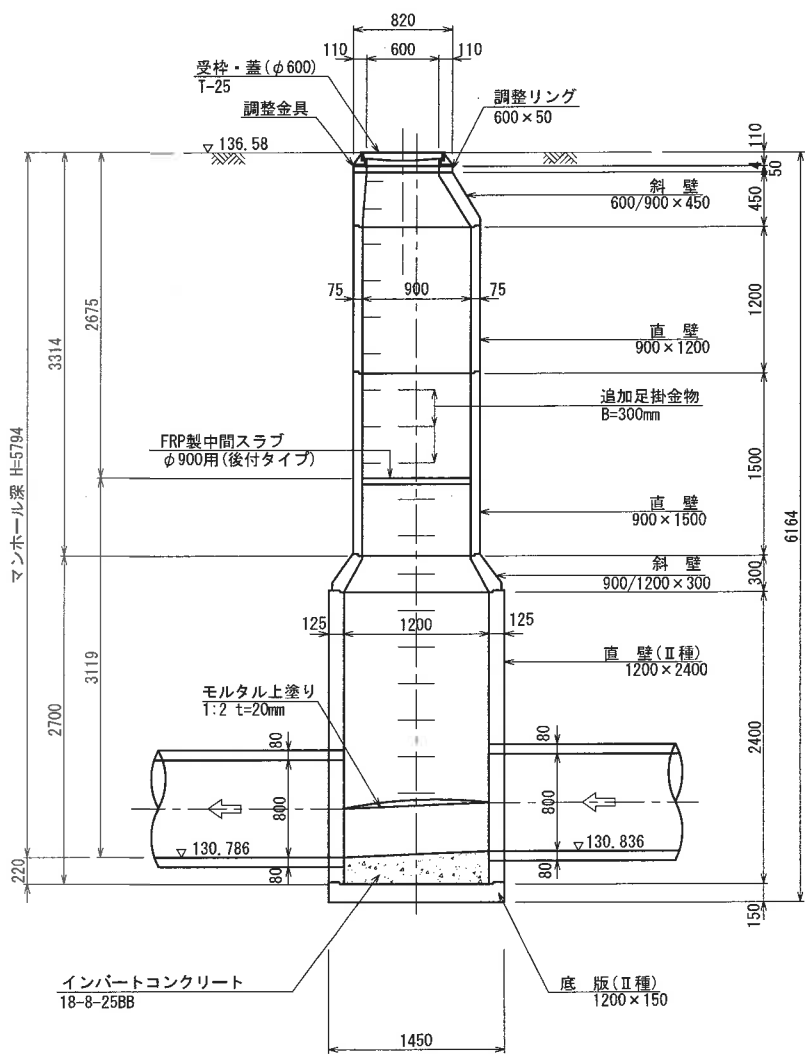

B-B 断面図

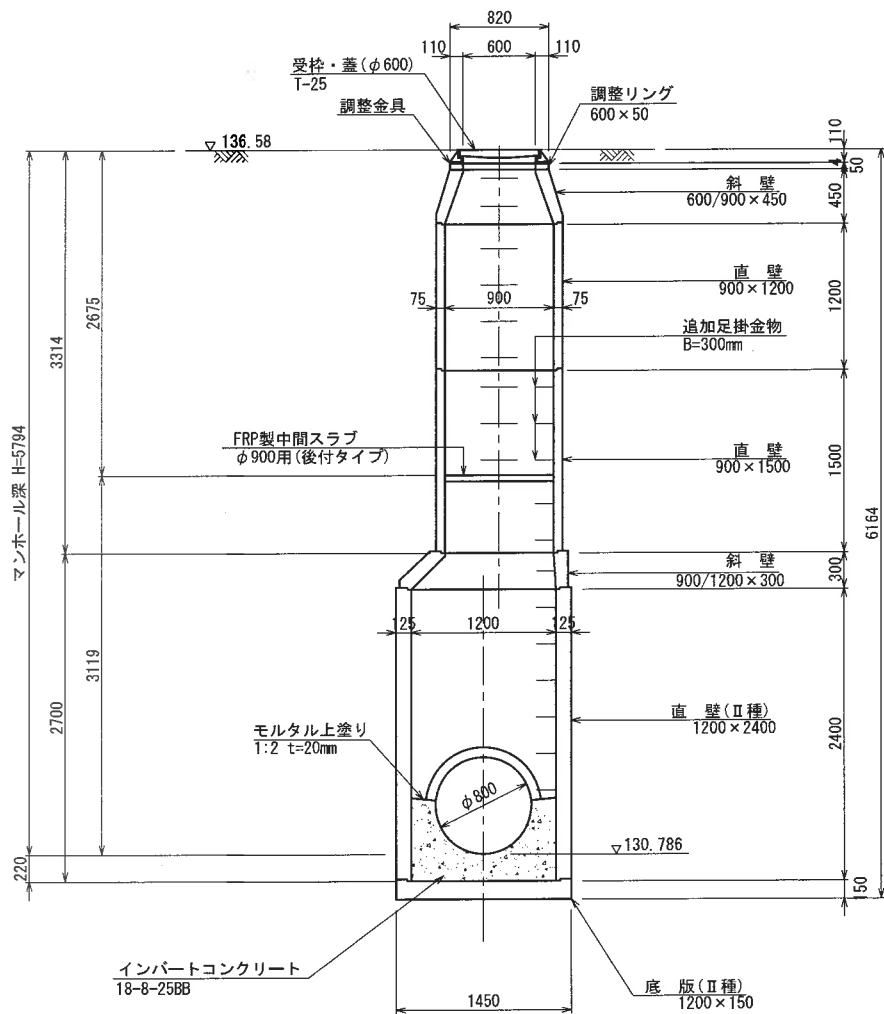


|       |                       |
|-------|-----------------------|
| 業務名   | セミコンテクノ汚水管渠築造実施設計業務委託 |
| 路線名   | —                     |
| 委託場所  | 熊本県 合志市 竹迫 地内         |
| 図面種類  | MA 既設組立5号マンホール構造図     |
| 縮尺    | A1版 S=1:30 A3版 S=1:60 |
| 図面    | 全 業 第 号               |
| 現況図   | —                     |
| 発注機関名 | 合志市 水道局 下水道課          |


M4 組立4号マンホール構造図

S=1:30


平面図

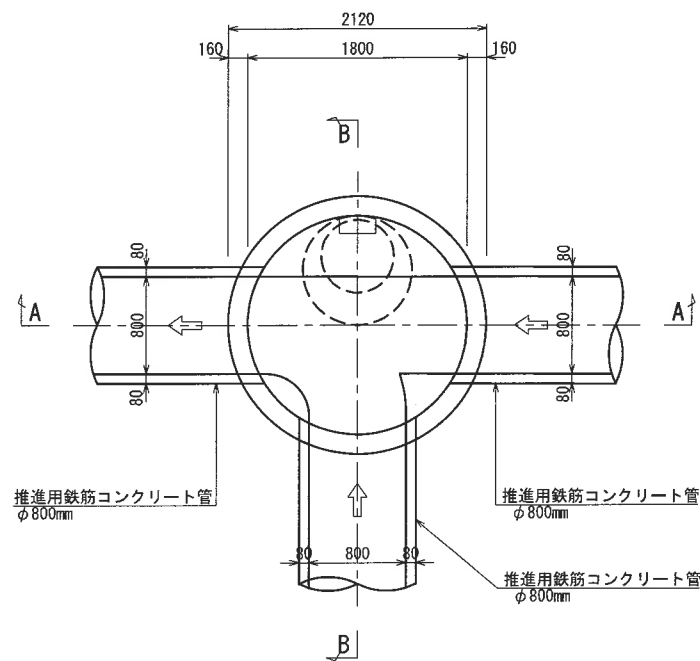

A-A 断面図

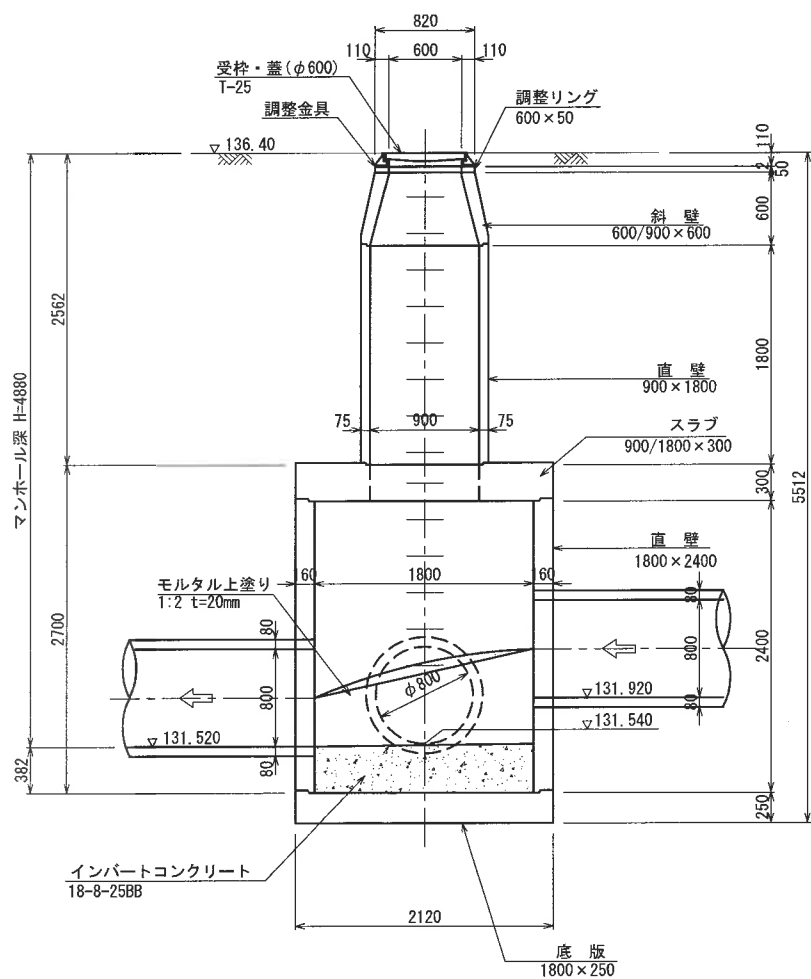

B-B 断面図

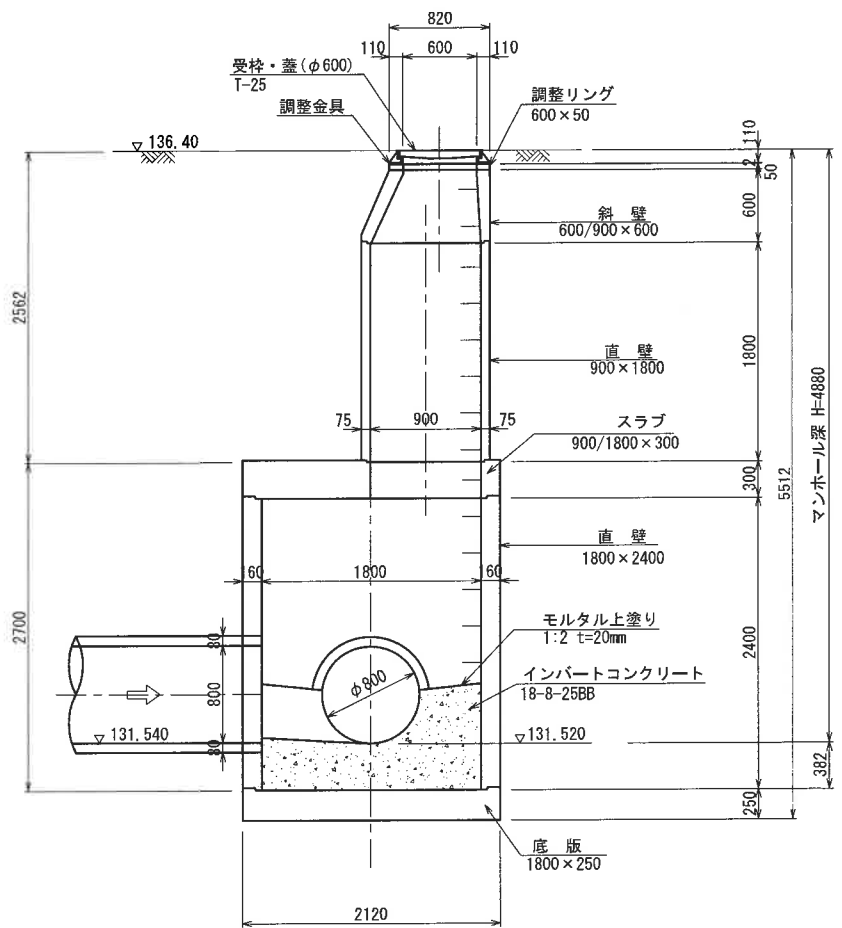


|       |                       |
|-------|-----------------------|
| 業務名   | セミコンテクノ汚水管渠築造実施設計業務委託 |
| 路線名   | —                     |
| 委託場所  | 熊本県 合志市 竹迫 地内         |
| 図面種類  | MA 既設組立5号マンホール構造図     |
| 縮尺    | A1版 S=1:30 A3版 S=1:60 |
| 図面    | 全 業 第 号               |
| 現況図   | —                     |
| 発注機関名 | 合志市 水道局 下水道課          |


M5 組立2号マンホール構造図

S=1:30


平面図

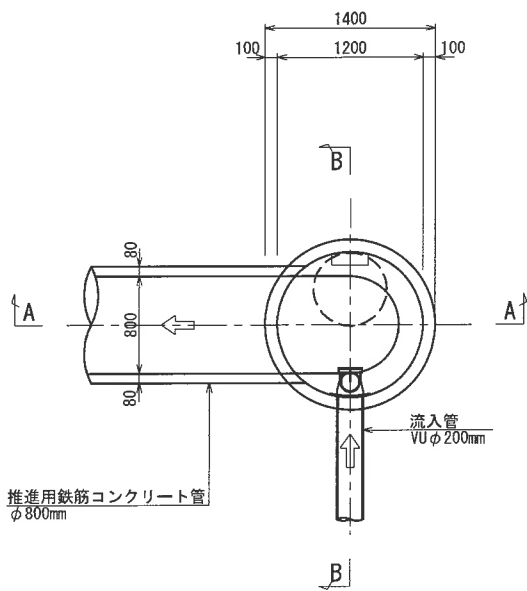

A-A 断面図

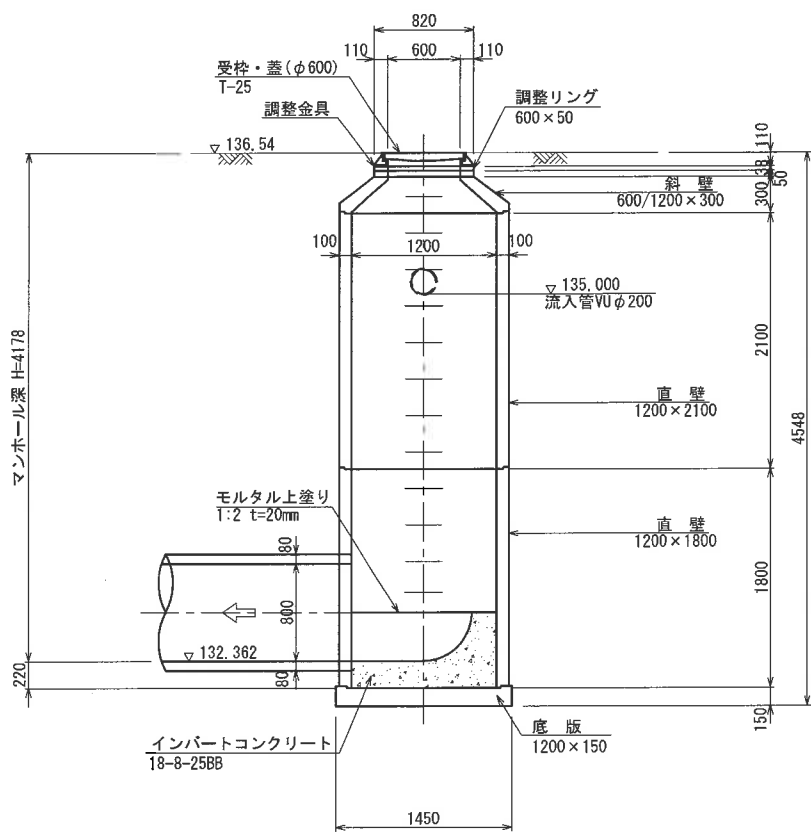

B-B 断面図

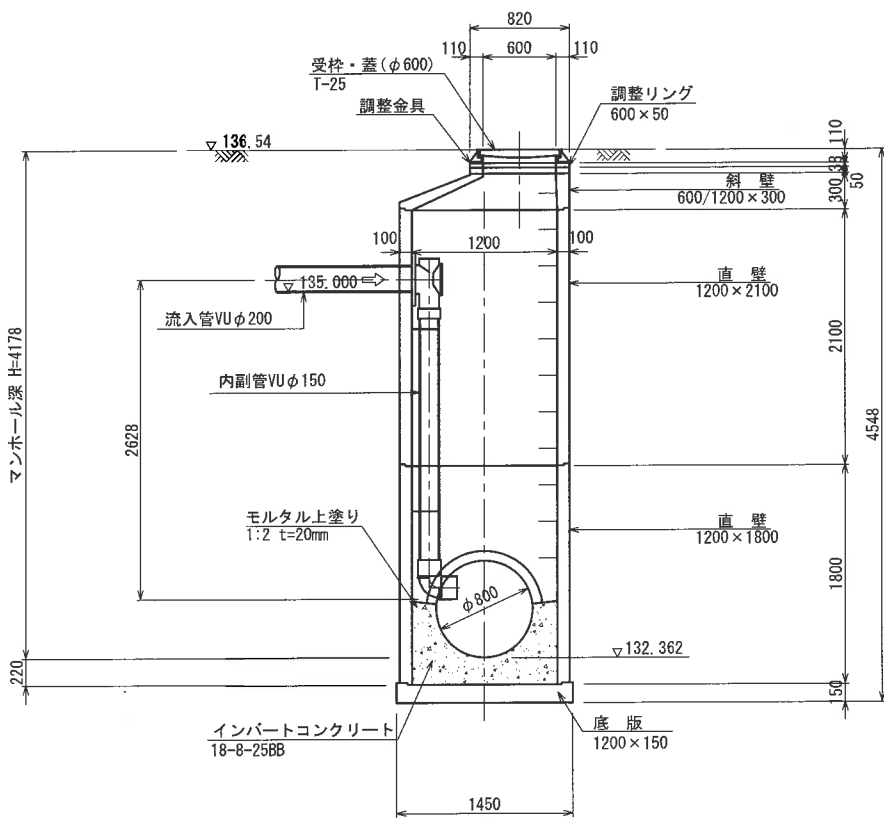

|       |                       |
|-------|-----------------------|
| 業務名   | セミコンテクノ汚水管渠築造実施設計業務委託 |
| 路線名   | —                     |
| 委託場所  | 熊本県 合志市 竹迫 地内         |
| 図面種類  | MA 既設組立5号マンホール構造図     |
| 縮尺    | A1版 S=1:30 A3版 S=1:60 |
| 図面    | 全 業 第 号               |
| 現況図   | —                     |
| 発注機関名 | 合志市 水道局 下水道課          |



S=1 : 30

マンホール深 H=4751

受枠・蓋 (φ600)  
T-25

調整金具

調整リング  
600×50

▽136.30

斜壁  
600/900×600

直壁  
900×1200

斜壁  
900/1200×300

直壁  
1200×900

直壁  
1200×1800

モルタル上塗り  
1:2 t=20mm

▽131.549

インパットコンクリート  
18-8-25BB

底版  
1200×150

嵩上げコンクリート  
18-8-25BB

▽131.599

1450

1971

2780

220

110

600

110

75

900

75

100

1200

100

80

800

80

80

150

1800

900

300

1200

600

110


[illegible]

|       |                        |
|-------|------------------------|
| 業務名   | セミコンテックノ汚水管渠築造実施設計業務委託 |
| 路線名   | —                      |
| 委託場所  | 熊本県 合志市 竹迫 地内          |
| 図面種類  | MA 既設組立5号マンホール構造図      |
| 縮尺    | A1版 S=1:30 A3版 S=1:60  |
| 図面    | 全 葉 第 号                |
| 現況図   | —                      |
| 発注機関名 | 合志市 水道局 下水道課           |


M7 組立4号マンホール構造図

S=1:30


平面図

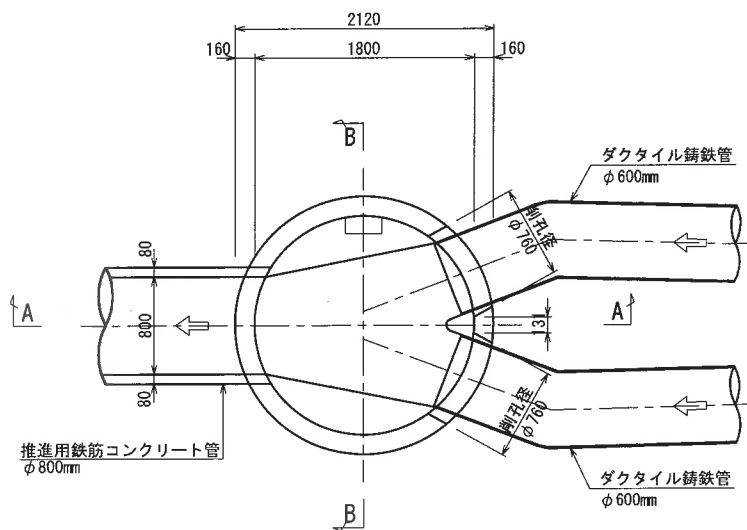

A-A 断面図

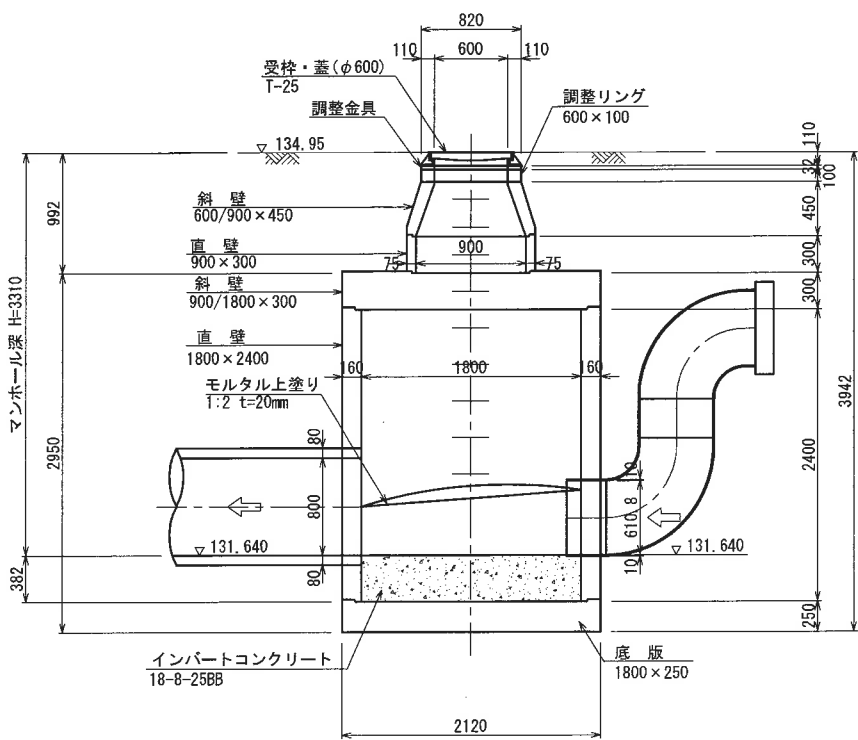

B-B 断面図

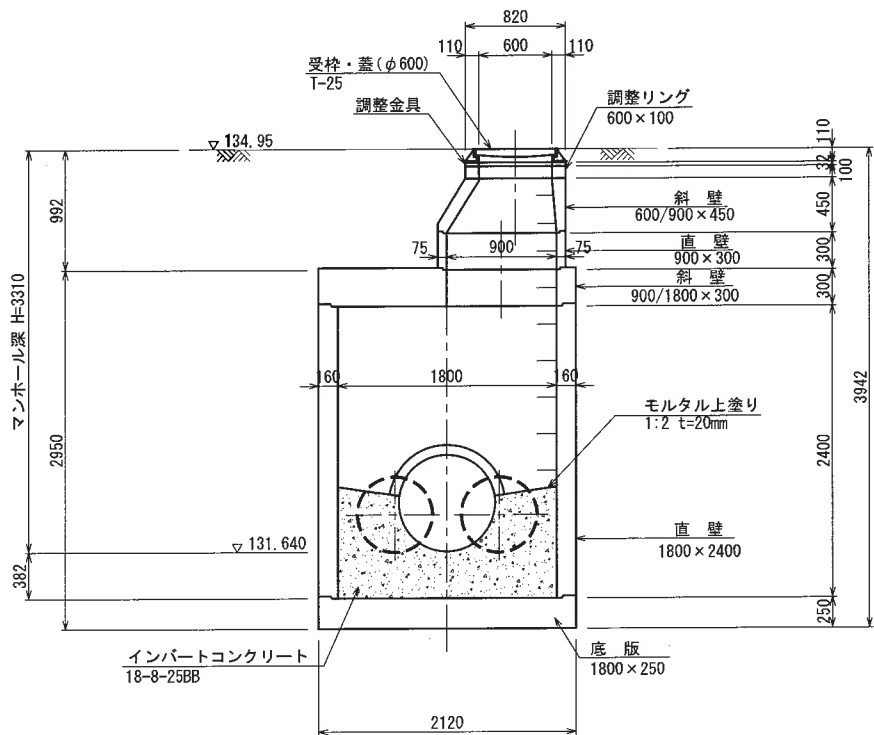

|       |                       |
|-------|-----------------------|
| 業務名   | セミコンテクノ污水管渠築造実施設計業務委託 |
| 路線名   | —                     |
| 委託場所  | 熊本県 合志市 竹迫 地内         |
| 図面種類  | MA 既設組立5号マンホール構造図     |
| 縮尺    | A1版 S=1:30 A3版 S=1:60 |
| 図面    | 全 葉 第 号               |
| 現況図   | —                     |
| 発注機関名 | 合志市 水道局 下水道課          |